


別紙1


工事場所 長居障害者スポーツセンター

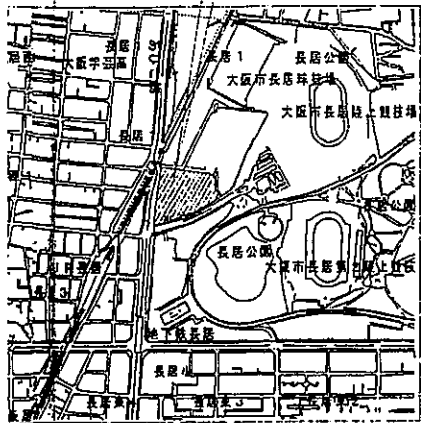

付近見取図


凡 例

記 号	名 称	備 考
—G—	ガス管	
⊗	サービスバルブ	50A PE用
Ⓜ	ガスメーター	
---G---	ガス管	本管又は大阪瓦斯施工範囲

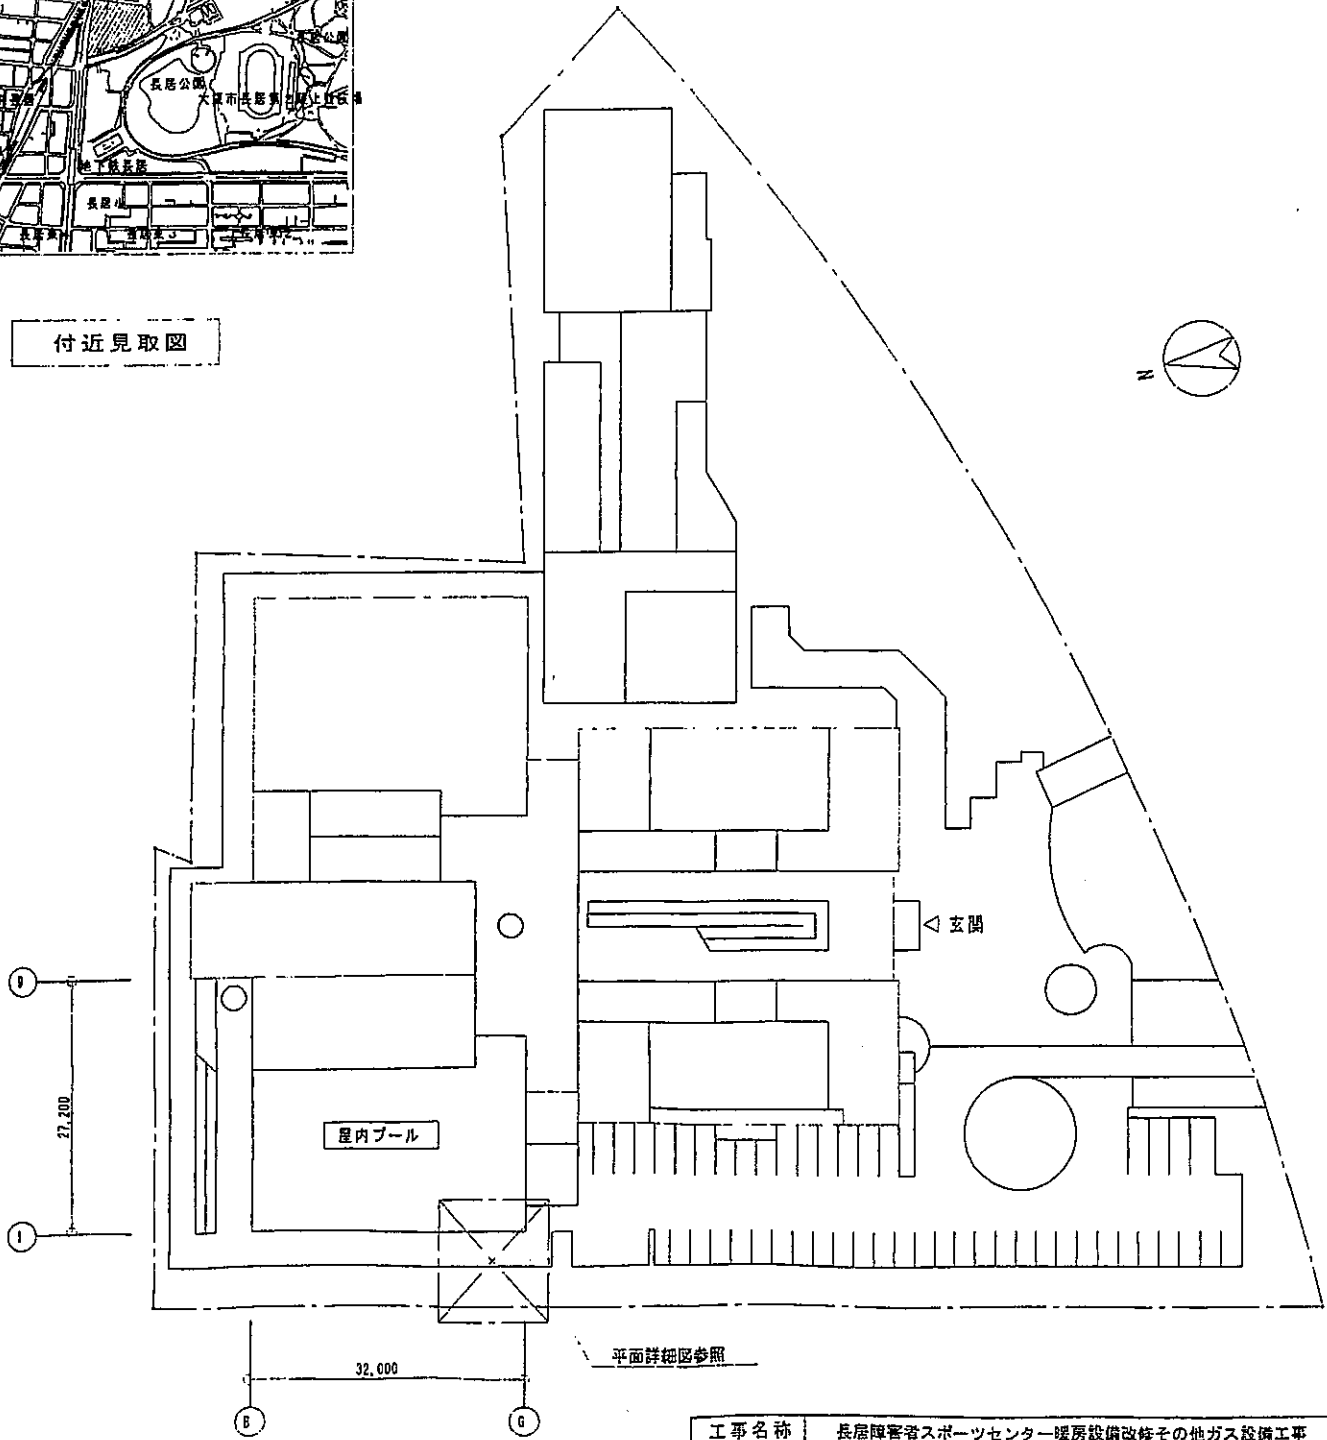

配置図 1:600


工事名称	長居障害者スポーツセンター暖房設備改修その他ガス設備工事		
図面名称	工事概要	凡例	付近見取図 配置図
			平成 17 年度

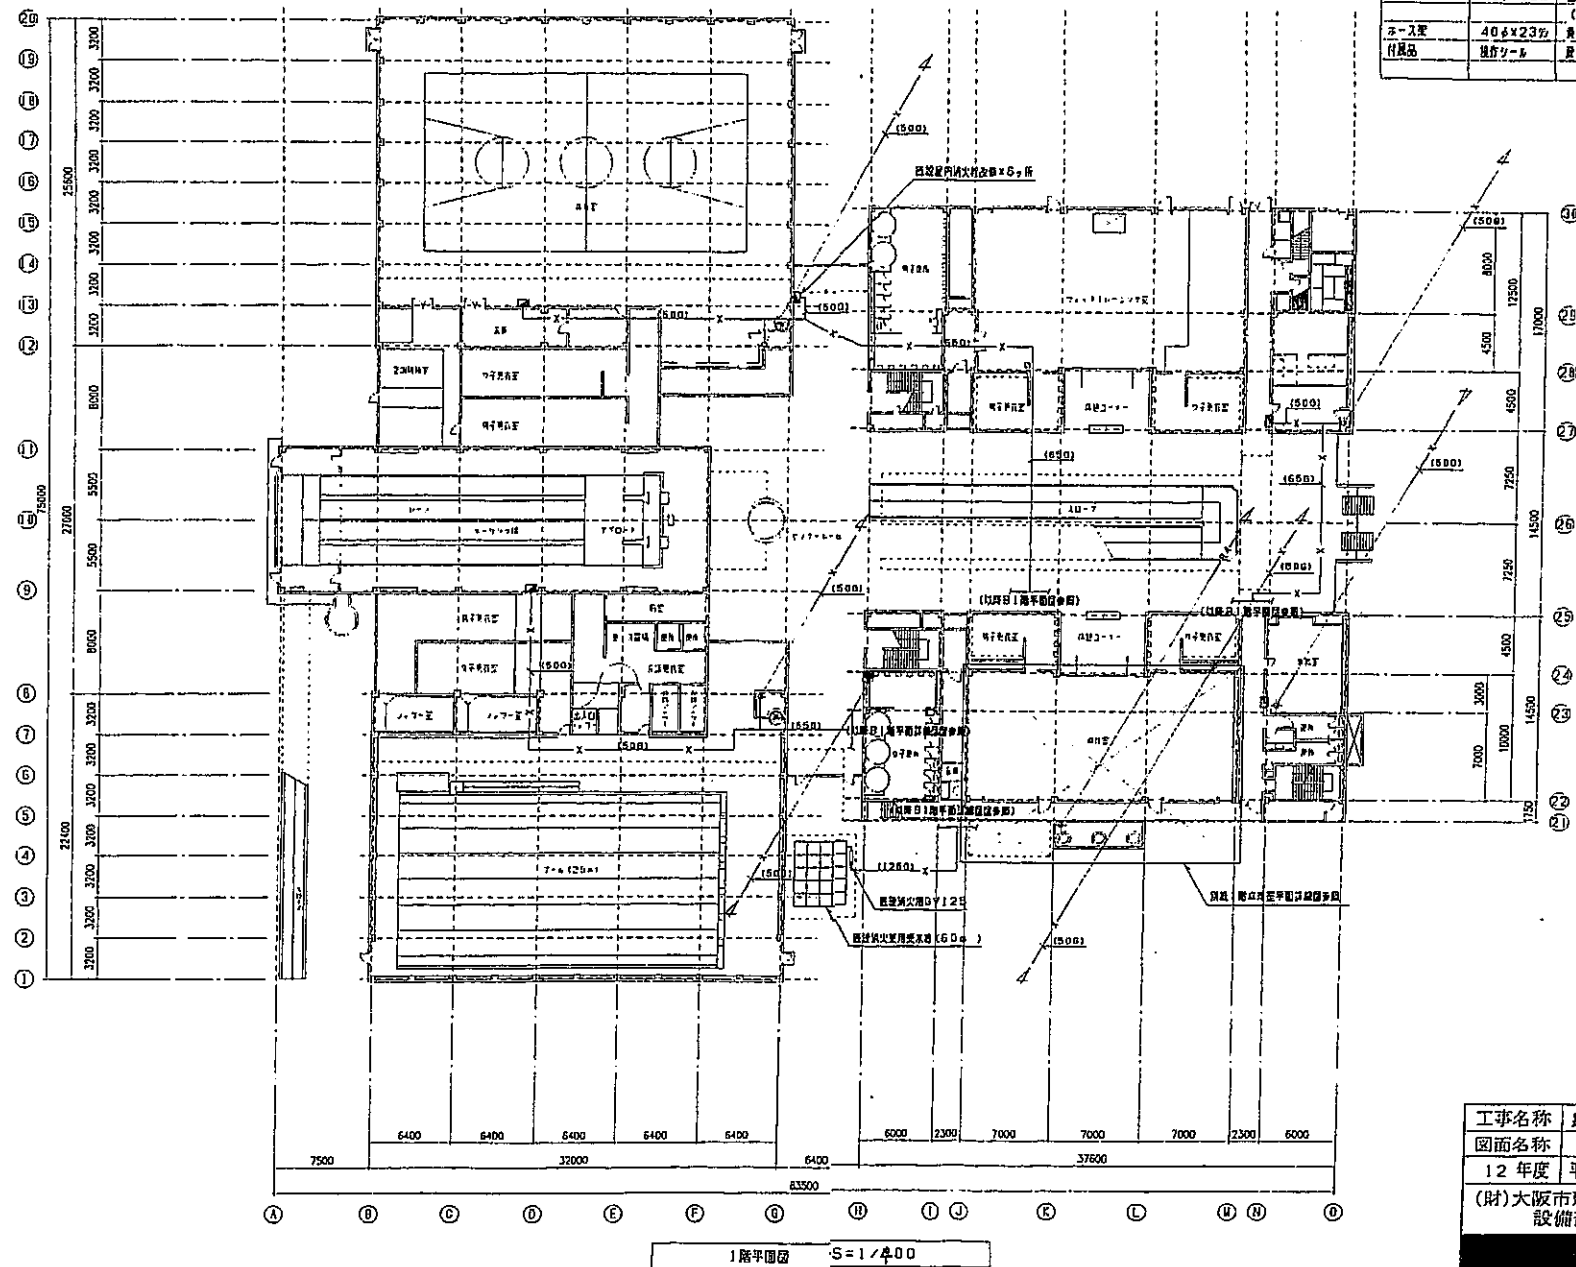

既設屋内消火設備改修内容(単位目)			
既設消火栓	40φ×80"	指定品 青銅製ニッケルクロムめっき仕上げ	1ヶ
ノズル	40φ×13φ	指定品 青銅製ニッケルクロムめっき仕上げ	1本
ホース	40φ×15m	指定品 消防用ホース全長付	2本
ホース架	40φ×23φ	(使用圧 D、5.86MPa) リンゴ締め	1組
付属品	操作ツール	床の裏面に貼り付け	1仕

別紙2


工事名称	長居障害者スポーツセンター消防設備改修その他機械設備工事		
図面名称	1階平面図	縮尺	1:400
12年度	平成13年1月	図面番号	No. 6 (1) 2/2
(財)大阪市建築技術協会		課長	田中 隆
設備部機械設備課		係長	佐々木 洋
		技士	佐々木 洋
		技士	佐々木 洋

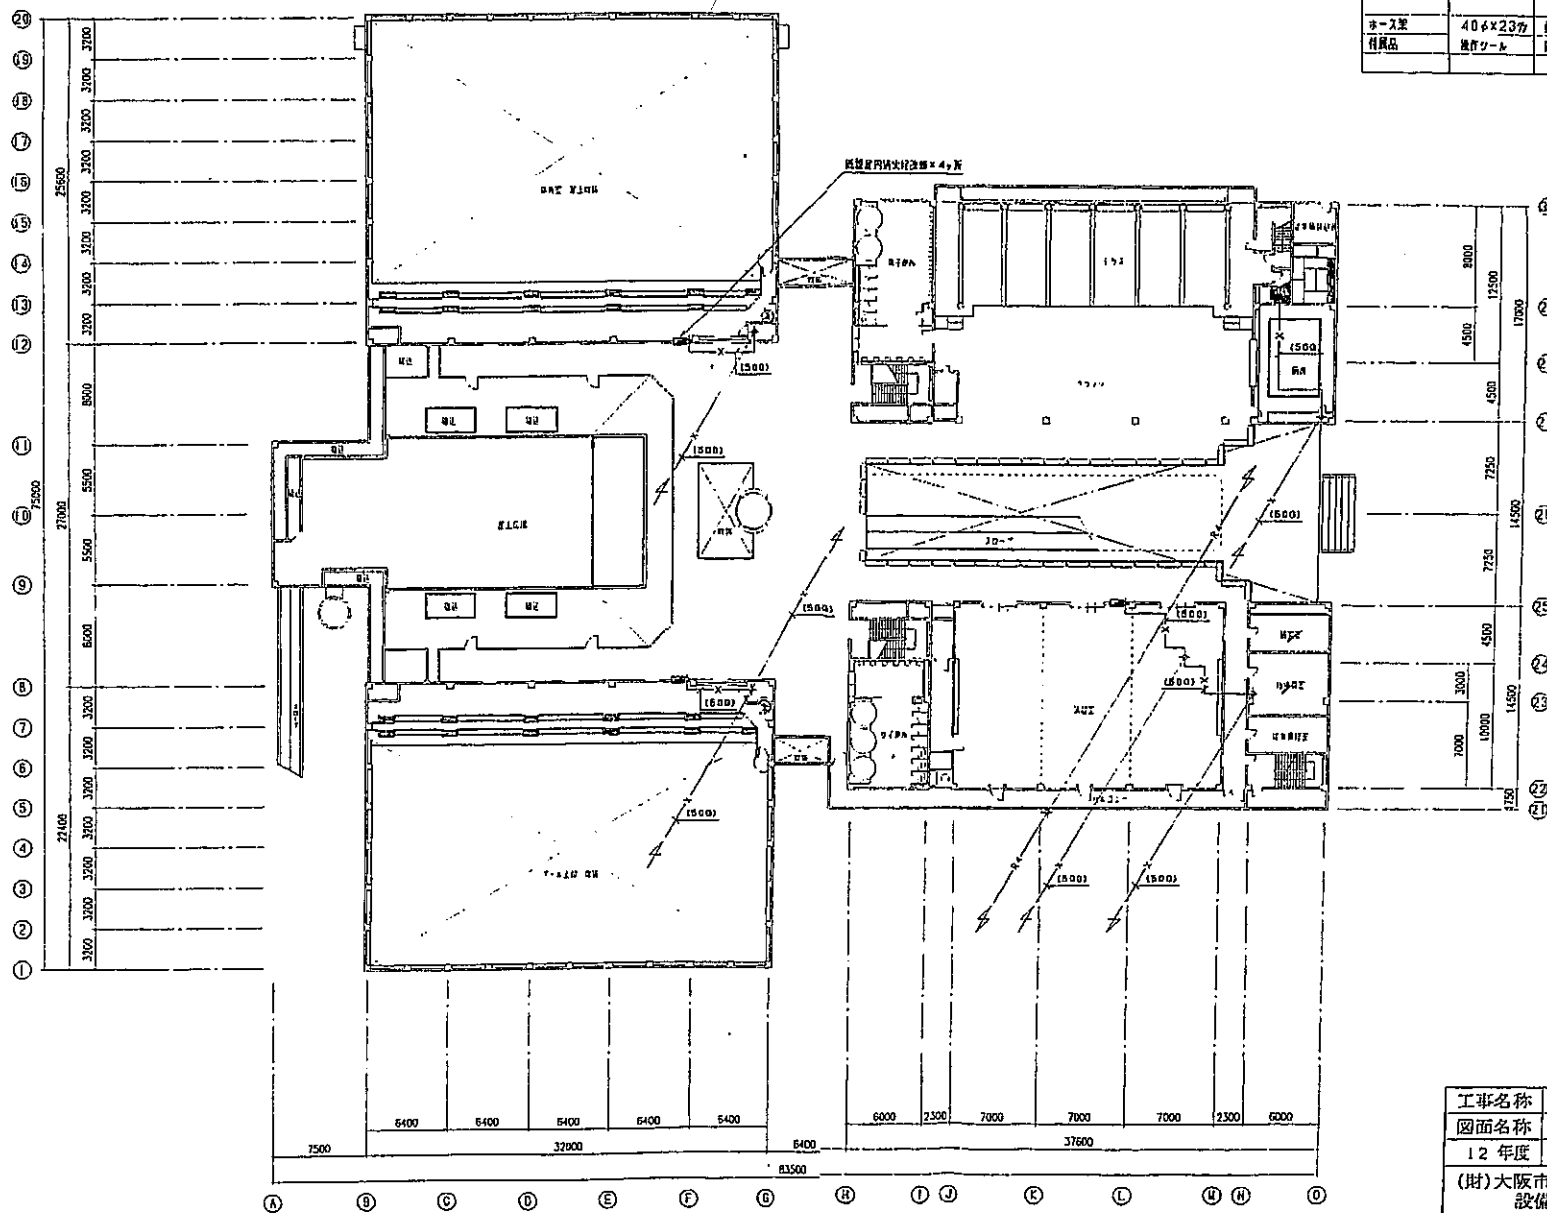


既設屋内消火栓設備改修内容（通り目）			
屋内消火栓	40φ×90"	部品名	有蓋型ニッケルクロムめっき仕上げ
ノズル	40φ×13φ	部品名	有蓋型ニッケルクロムめっき仕上げ
ホース	40φ×15m	部品名	有蓋型ニッケルクロムめっき仕上げ
ホース架	40φ×23φ	部品名	有蓋型ニッケルクロムめっき仕上げ
付属品	接続ワール	部品名	鋼の表面に貼り付け

別紙3

工事名称	長居障害者スポーツセンター消防設備改修その他機械設備工事		
図面名称	2階平面図	縮尺	1:400
12年度	平成13年1月	図面番号	No. 7 (11/1000)
(財)大阪府建築技術協会		設計	大阪府建築技術協会
設備部機械設備課		監製	大阪府建築技術協会

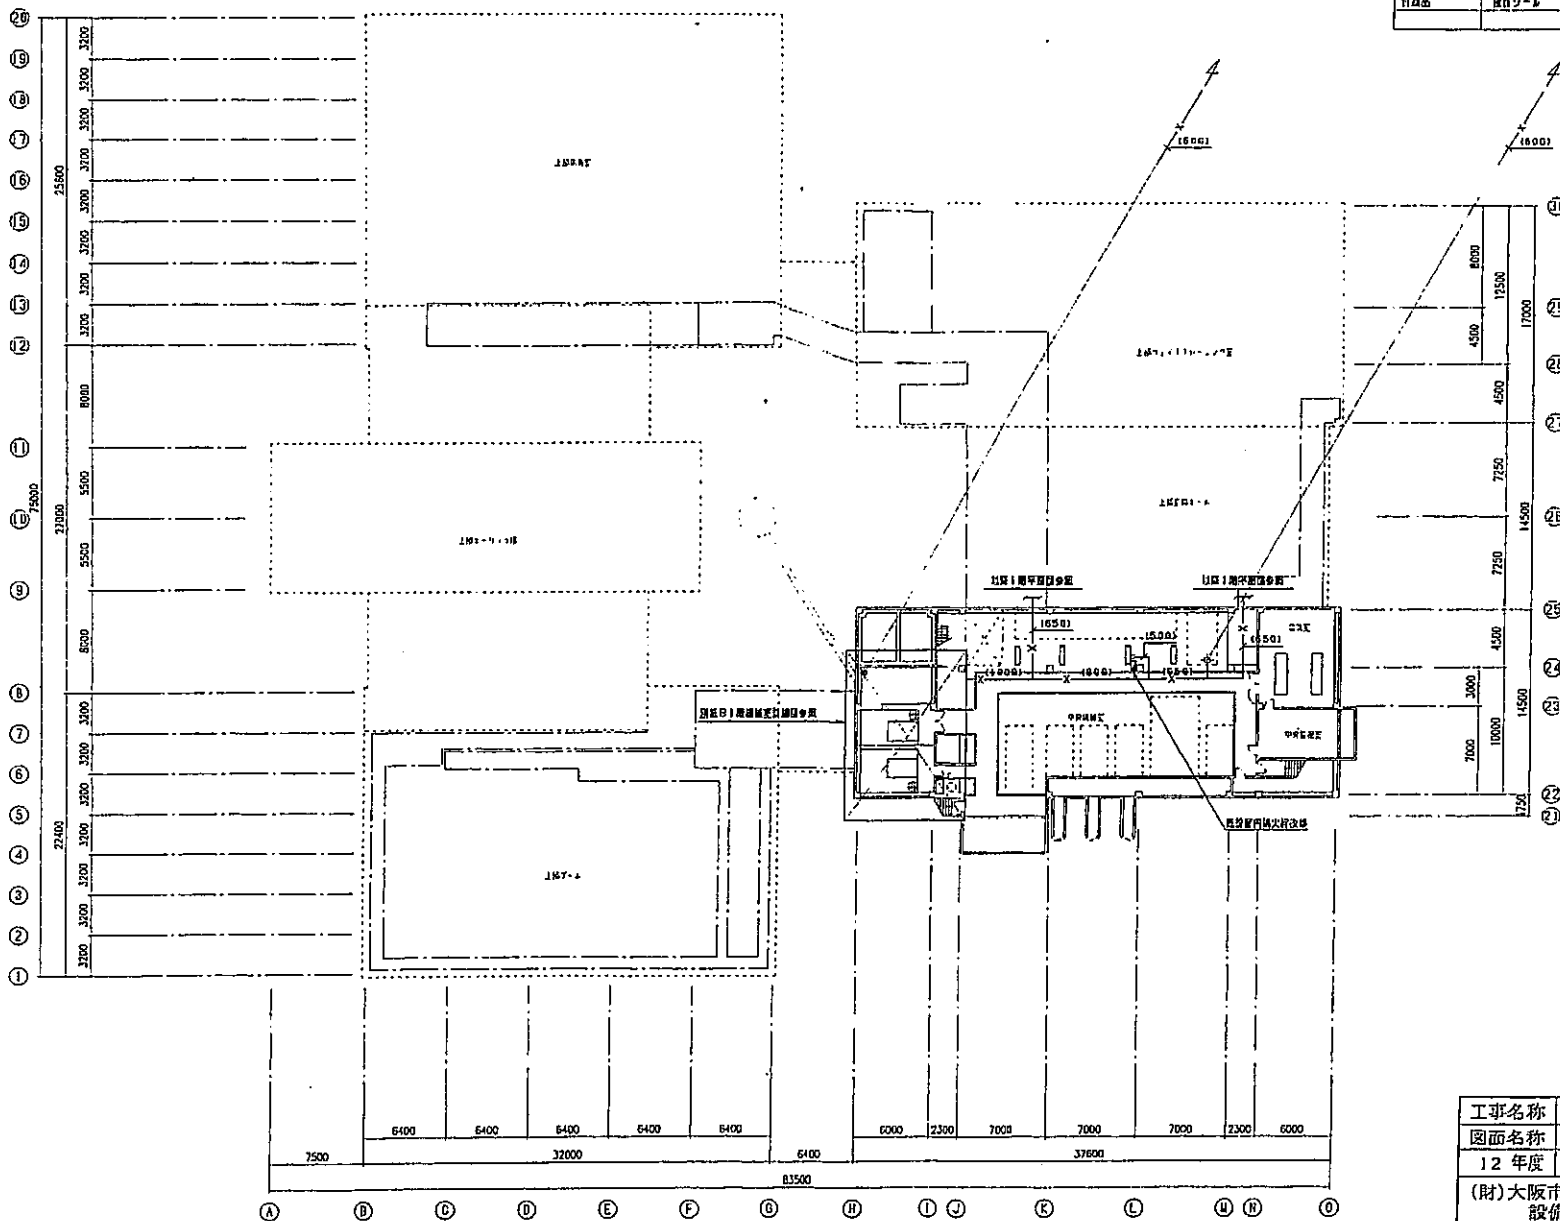


施設内消防設備改修内容 (取り替え)			
圧入消火栓	40φ×90"	指定品 有蓋型ニッケルクロムめっき仕上げ	1ヶ
ノズル	40φ×13φ	指定品 有蓋型ニッケルクロムめっき仕上げ	1本
ホース	40φ×15m	指定品 消火ホース金具付 (使用圧 0.686MPa) リンダ製	2本
ホース架	40φ×23φ	有蓋型ニッケルクロムめっき仕上げ	1組
付属品	接合ツール	図の数量に貼り付け	1枚

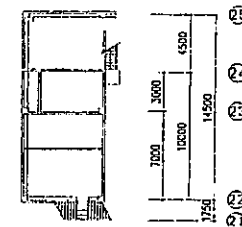


別紙4

工事名称	長居障害者スポーツセンター消防設備改修その他機械設備工事		
図面名称	B1階平面図	縮尺	1:400
12年度	平成13年1月	図面番号	No. 5 (11/27/01)
(財)大阪市建築技術協会 設備部機械設備課		図	印


B1階平面図 S=1/400

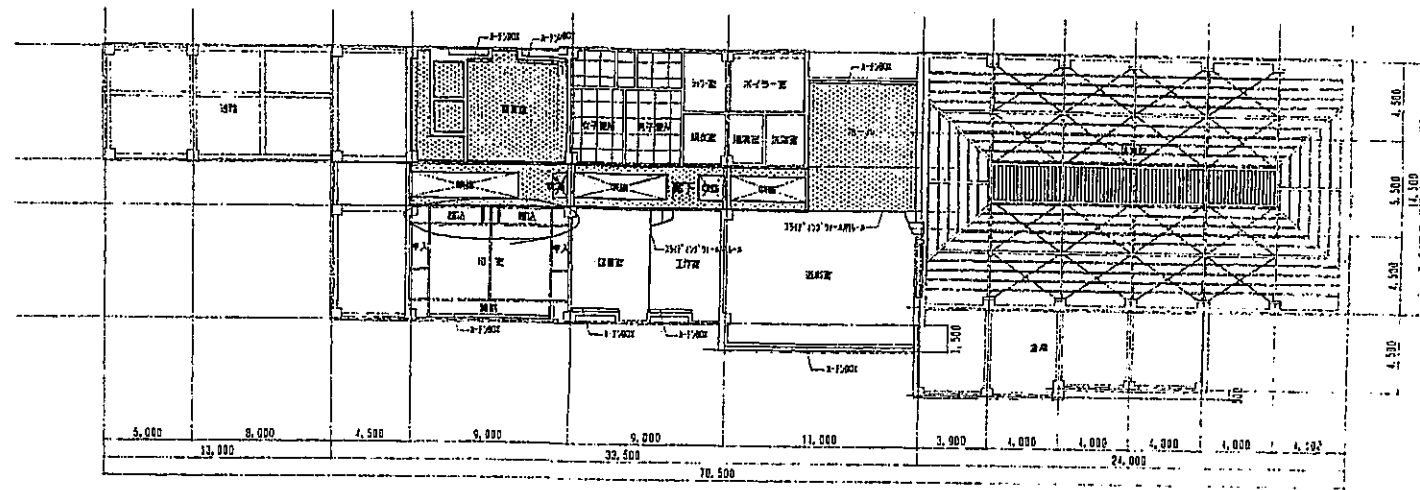

天井伏図 1/300

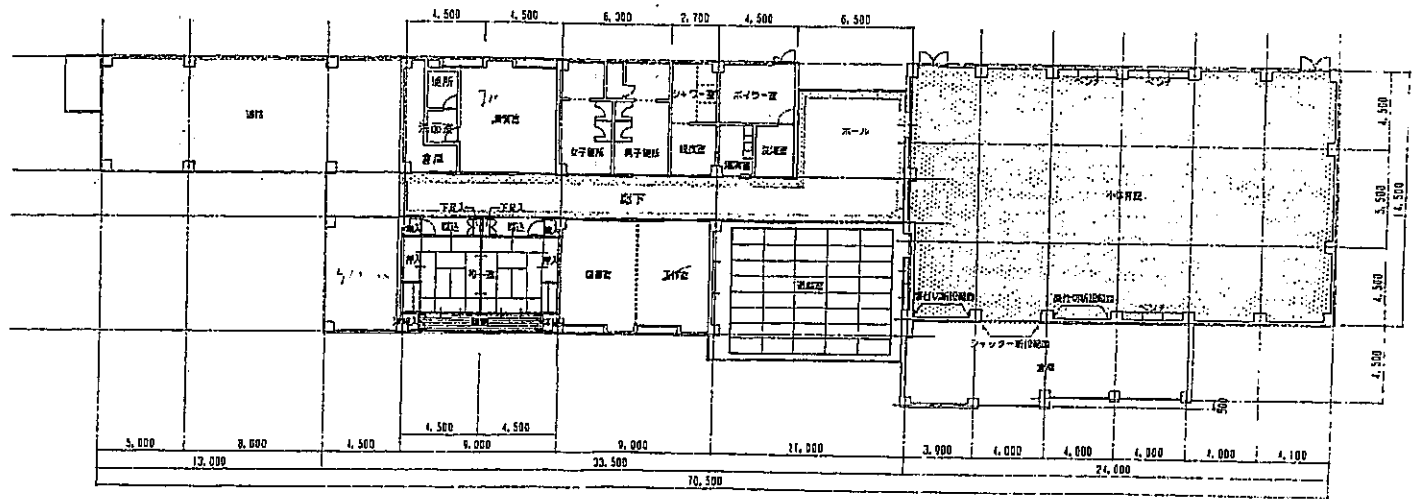

1階 平面図 1/300


 


PLAN


改修範囲

別紙5

工事名称	身体障害者スポーツセンター 改修工事		
図面名称	別紙 平面図 天井伏図	縮尺	1/300 1/300
年度	8年度	8年9月	製図 図番 29 157枚の
(財)大阪市建築技術協会		建築部建築課	

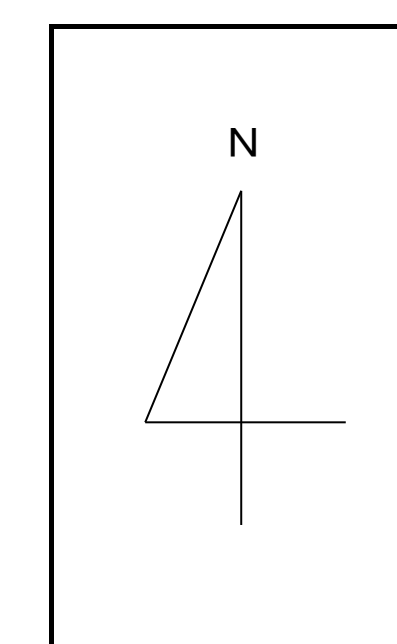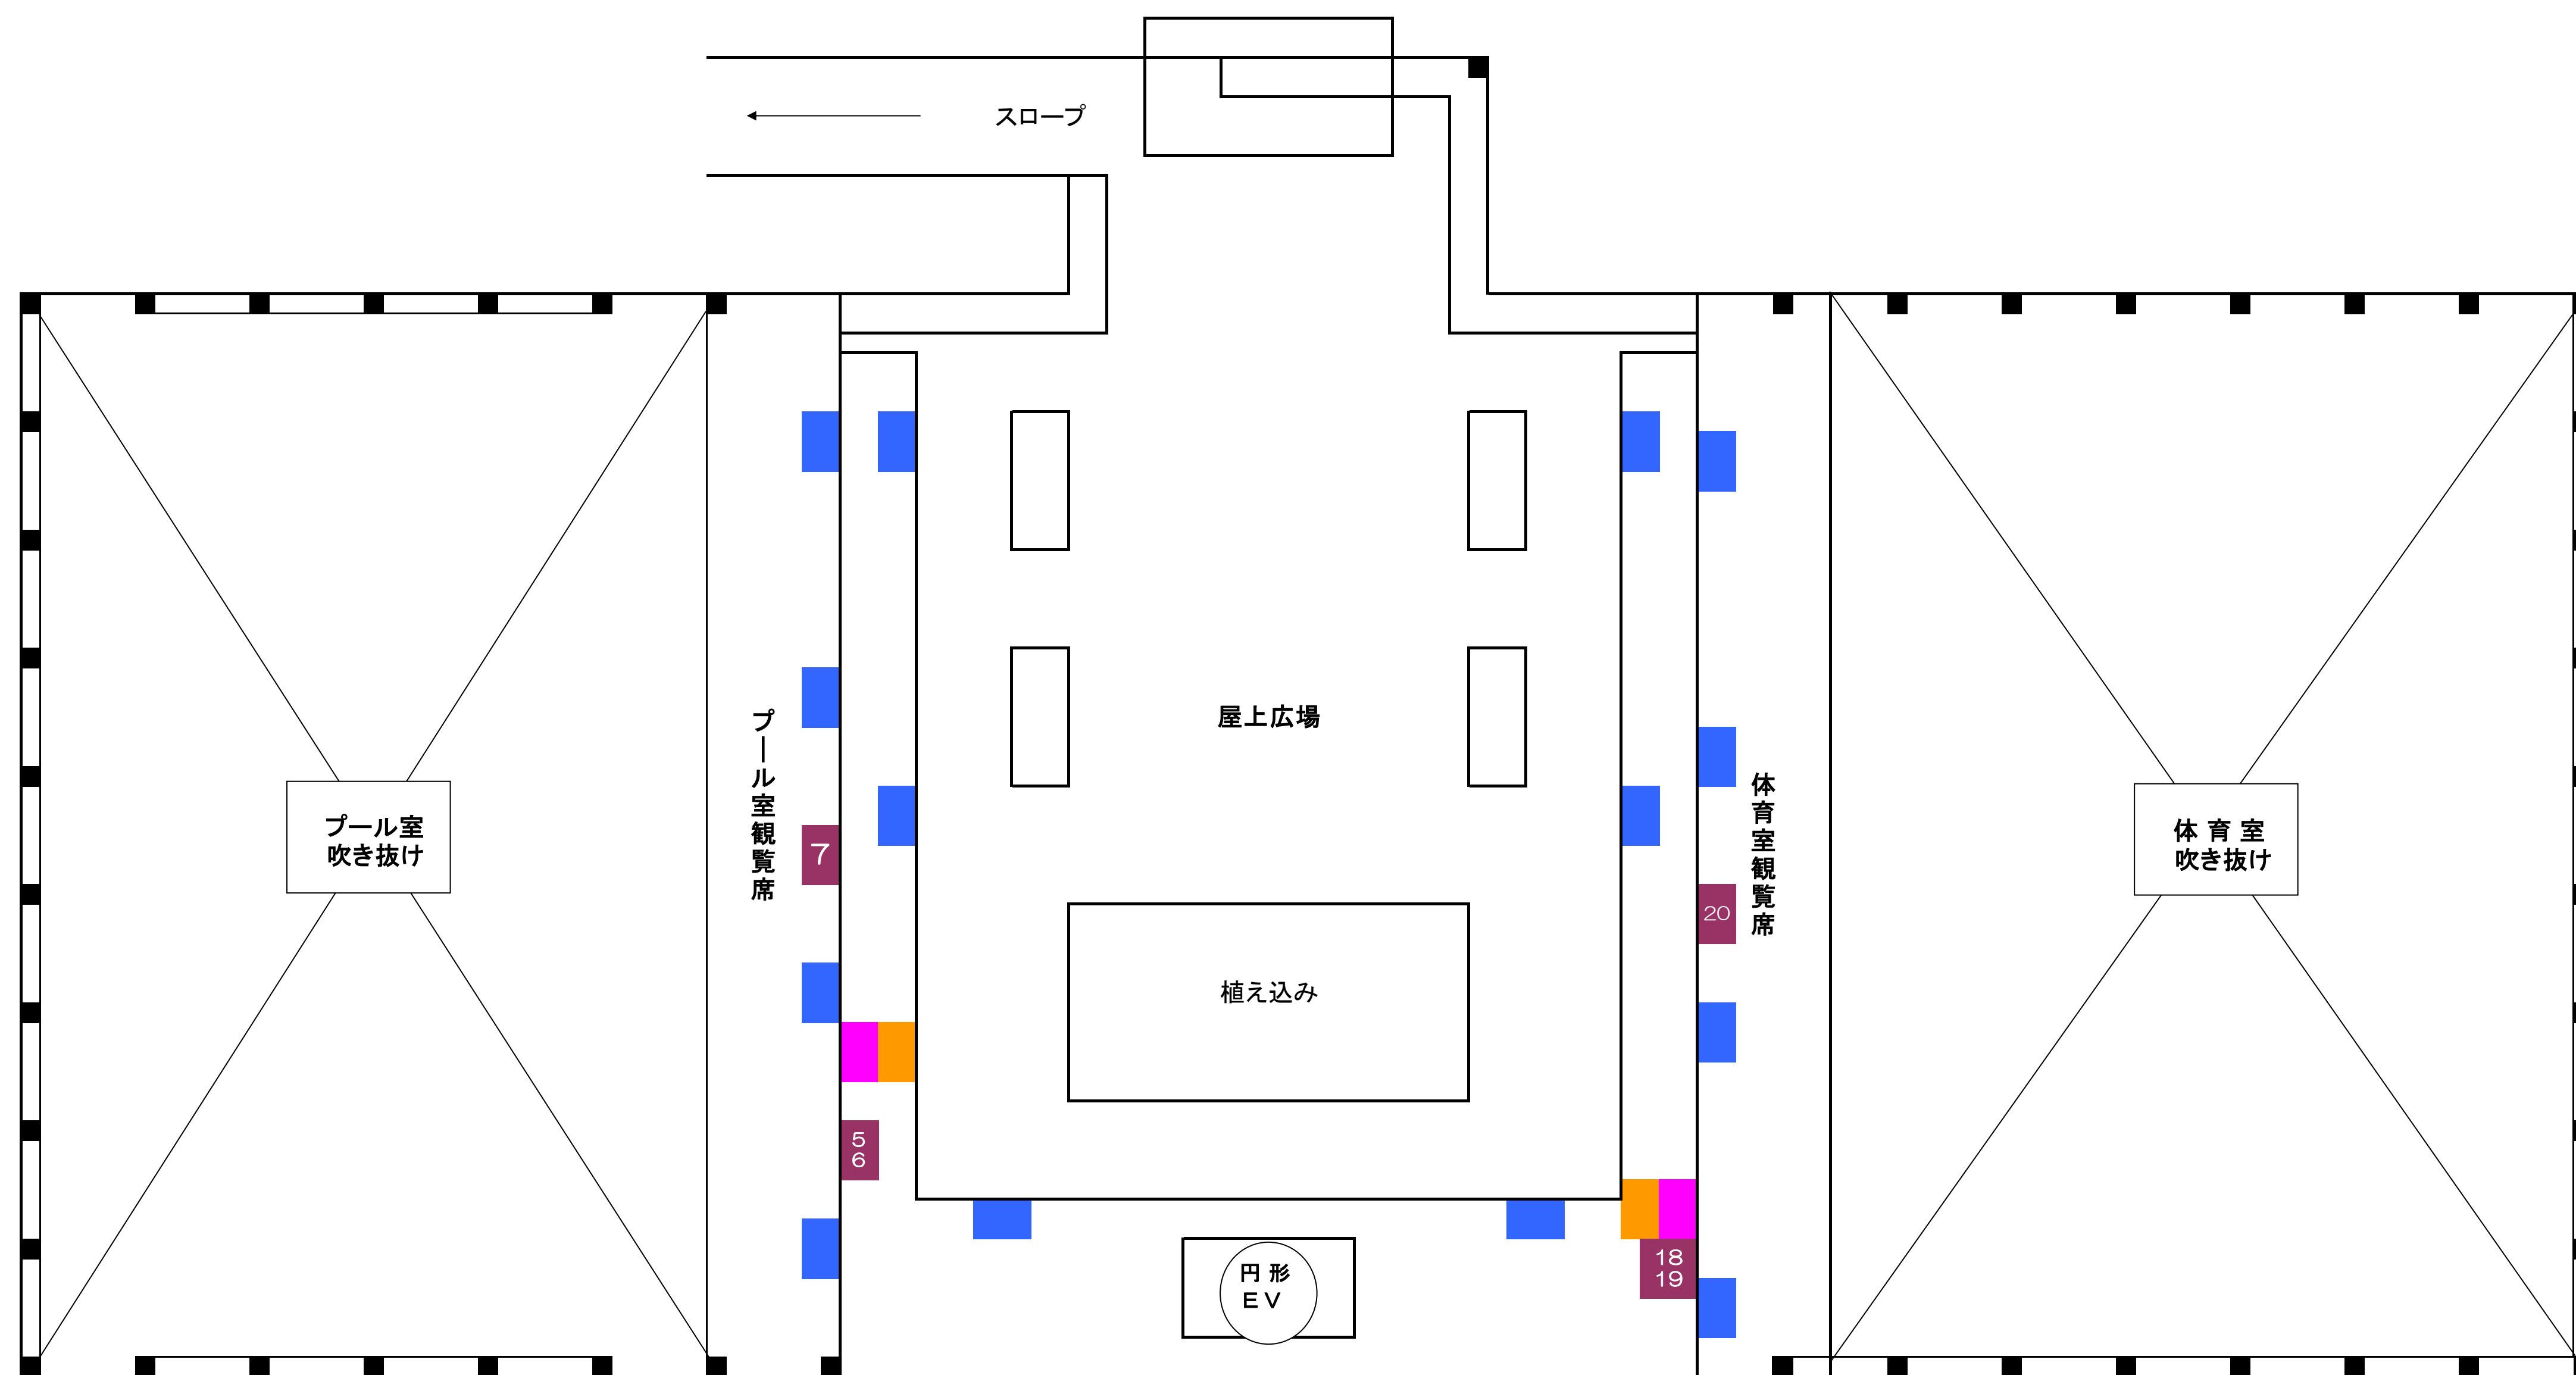

- 消 火 栓
- 火災報知器
- 消 火 器
- 誘 導 灯
- 壁埋込型誘導灯

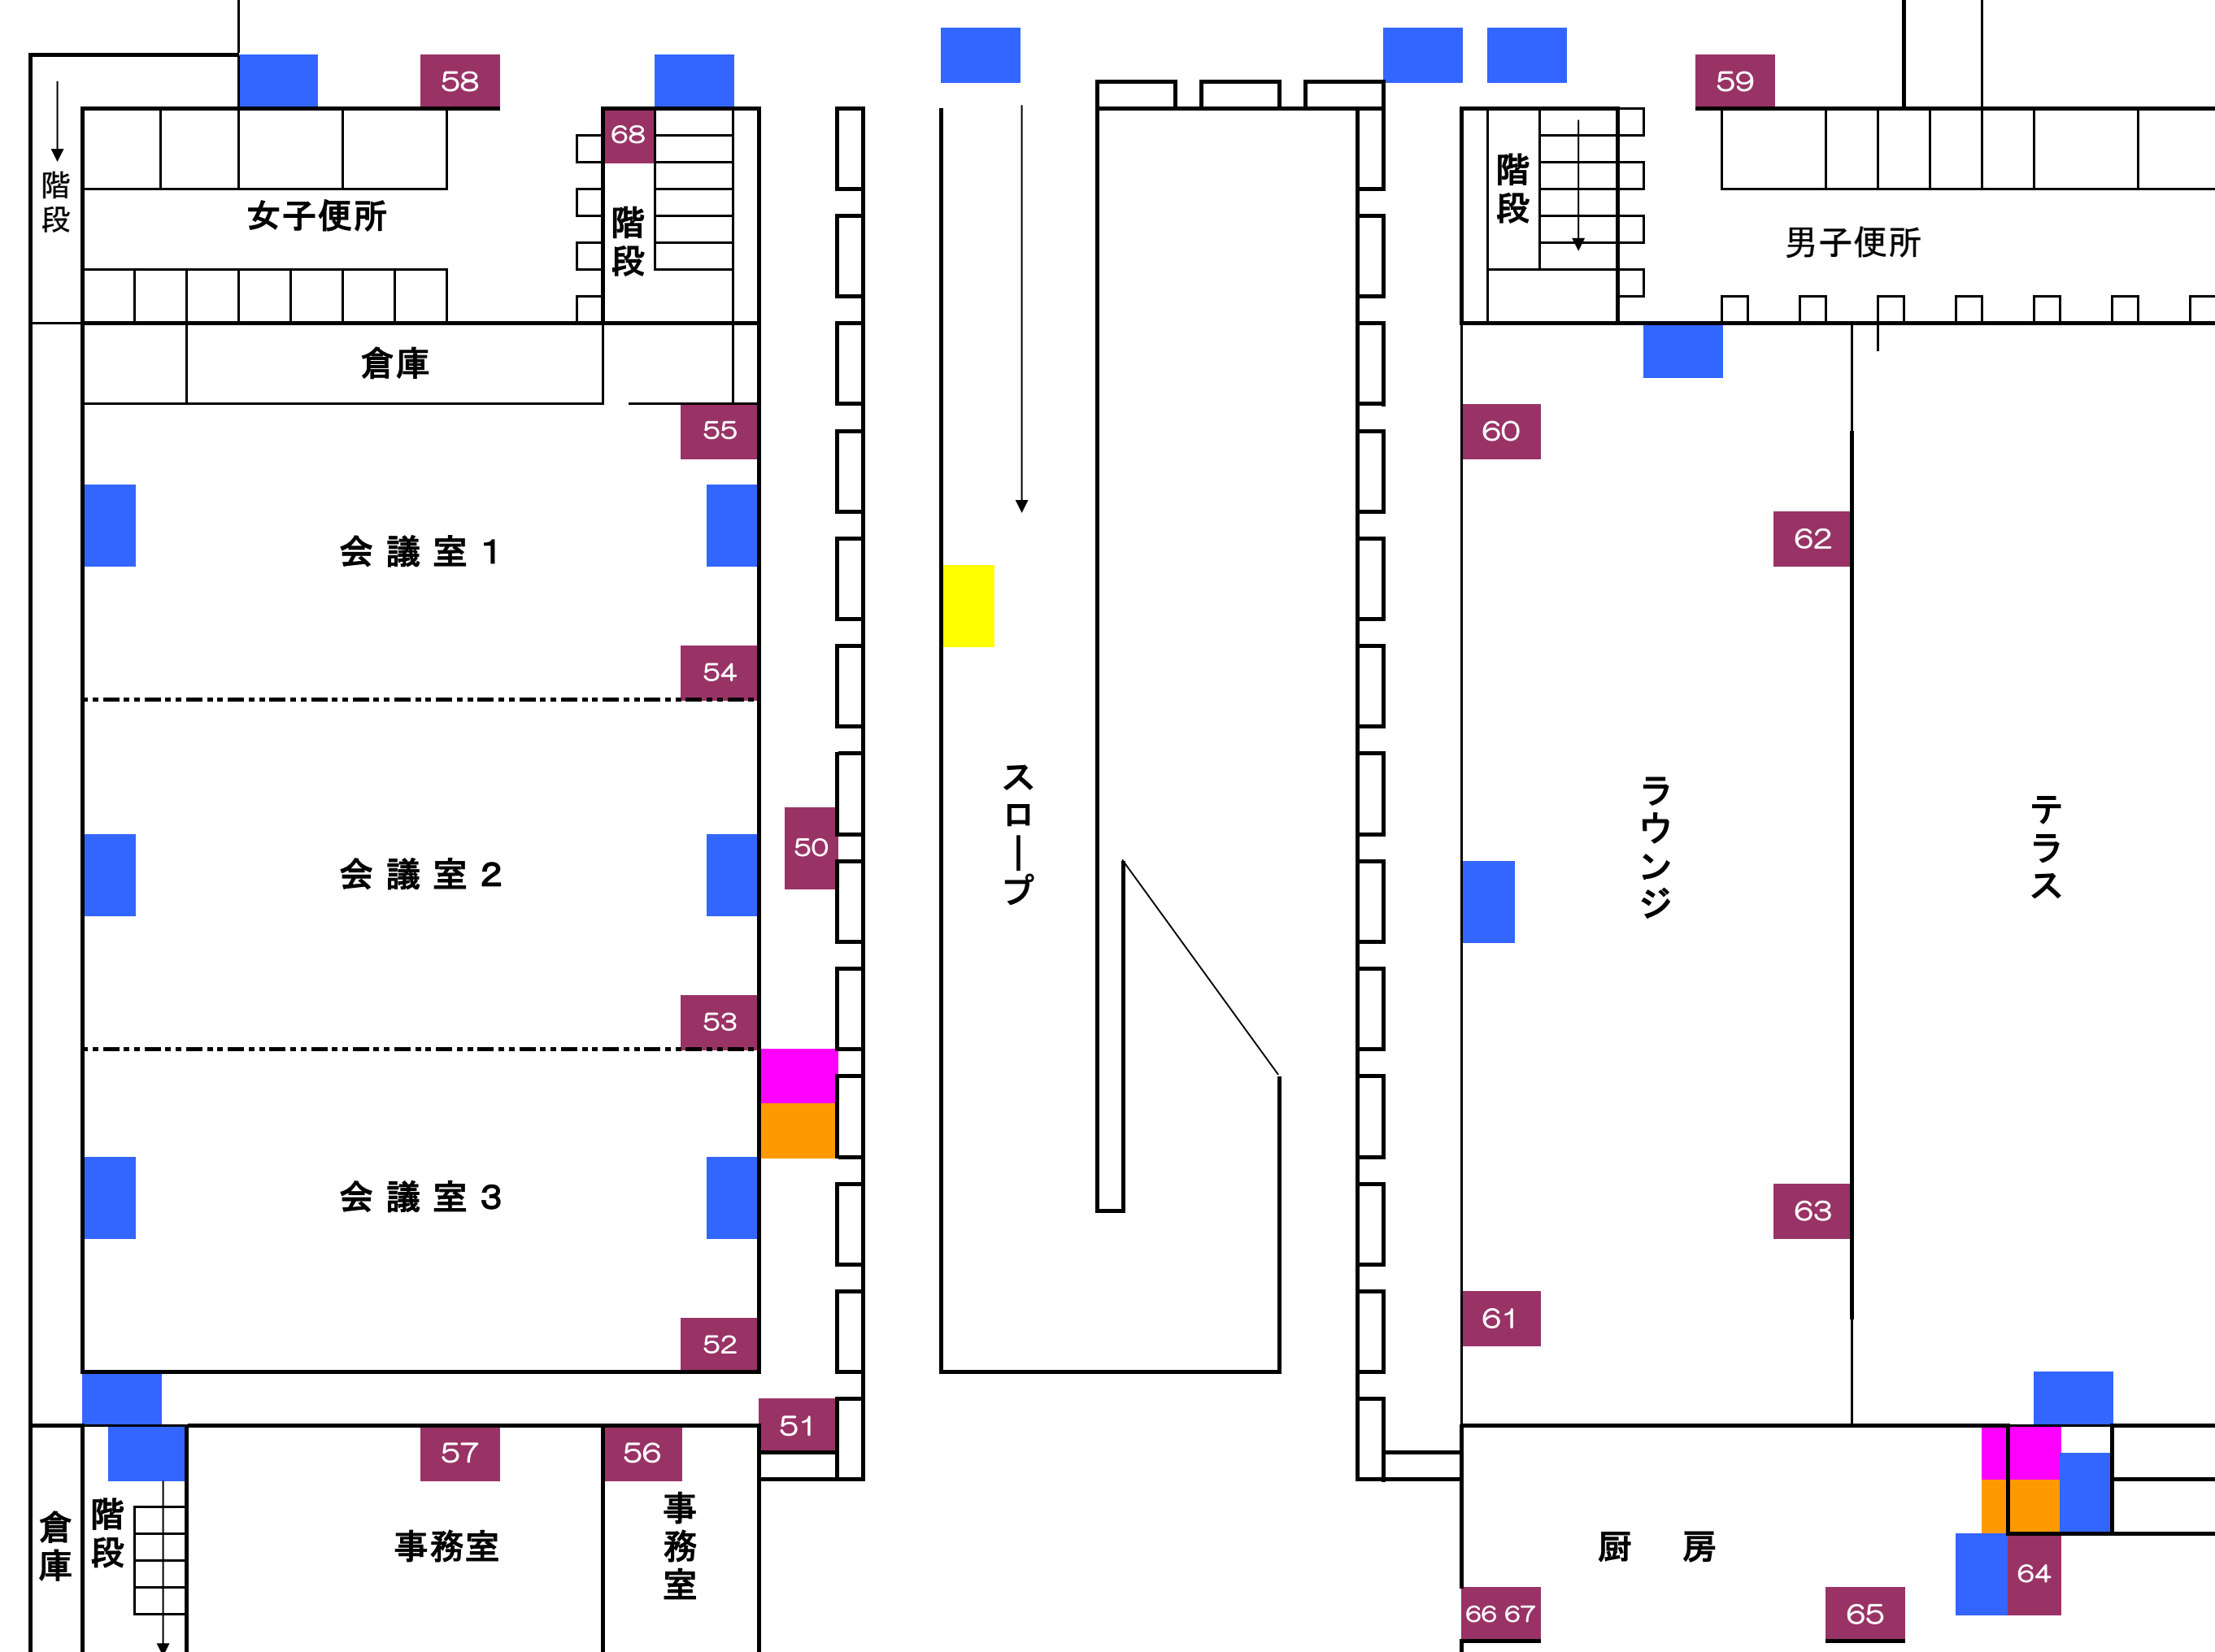


消防用設備等配置図 【2階】

別紙 10


保安警備巡回図

1 階

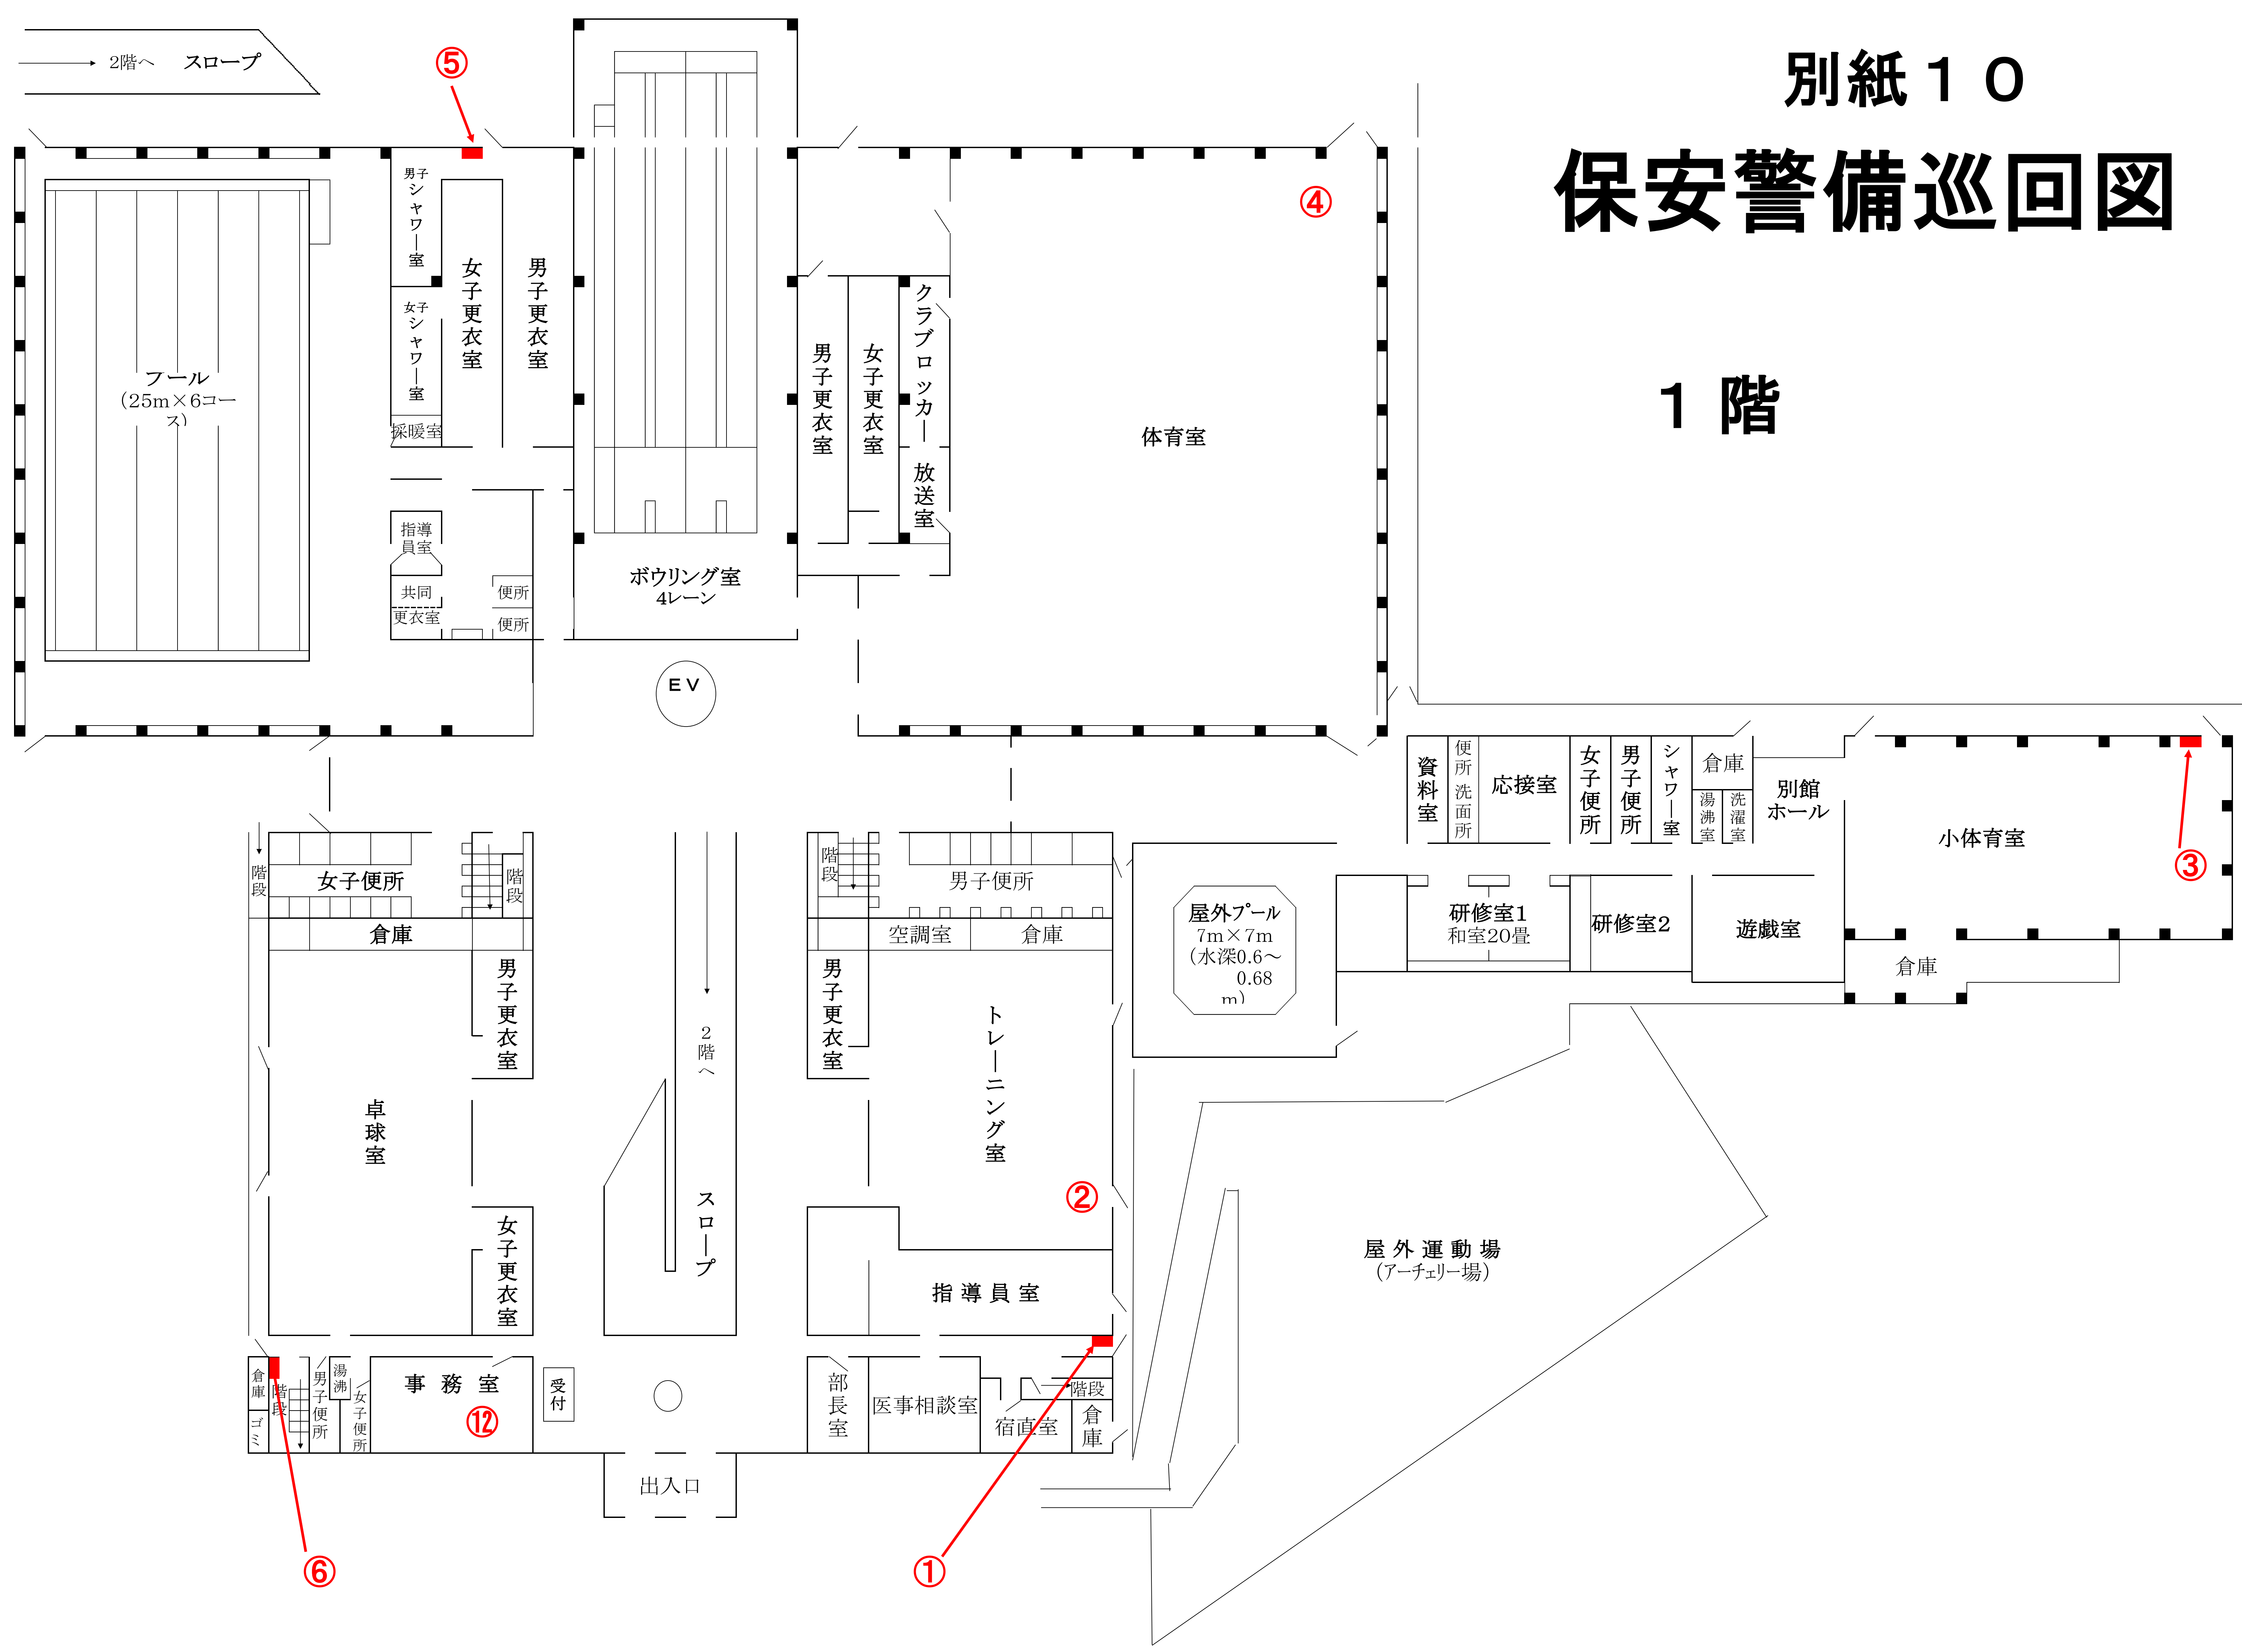

2 階

館内巡回場所

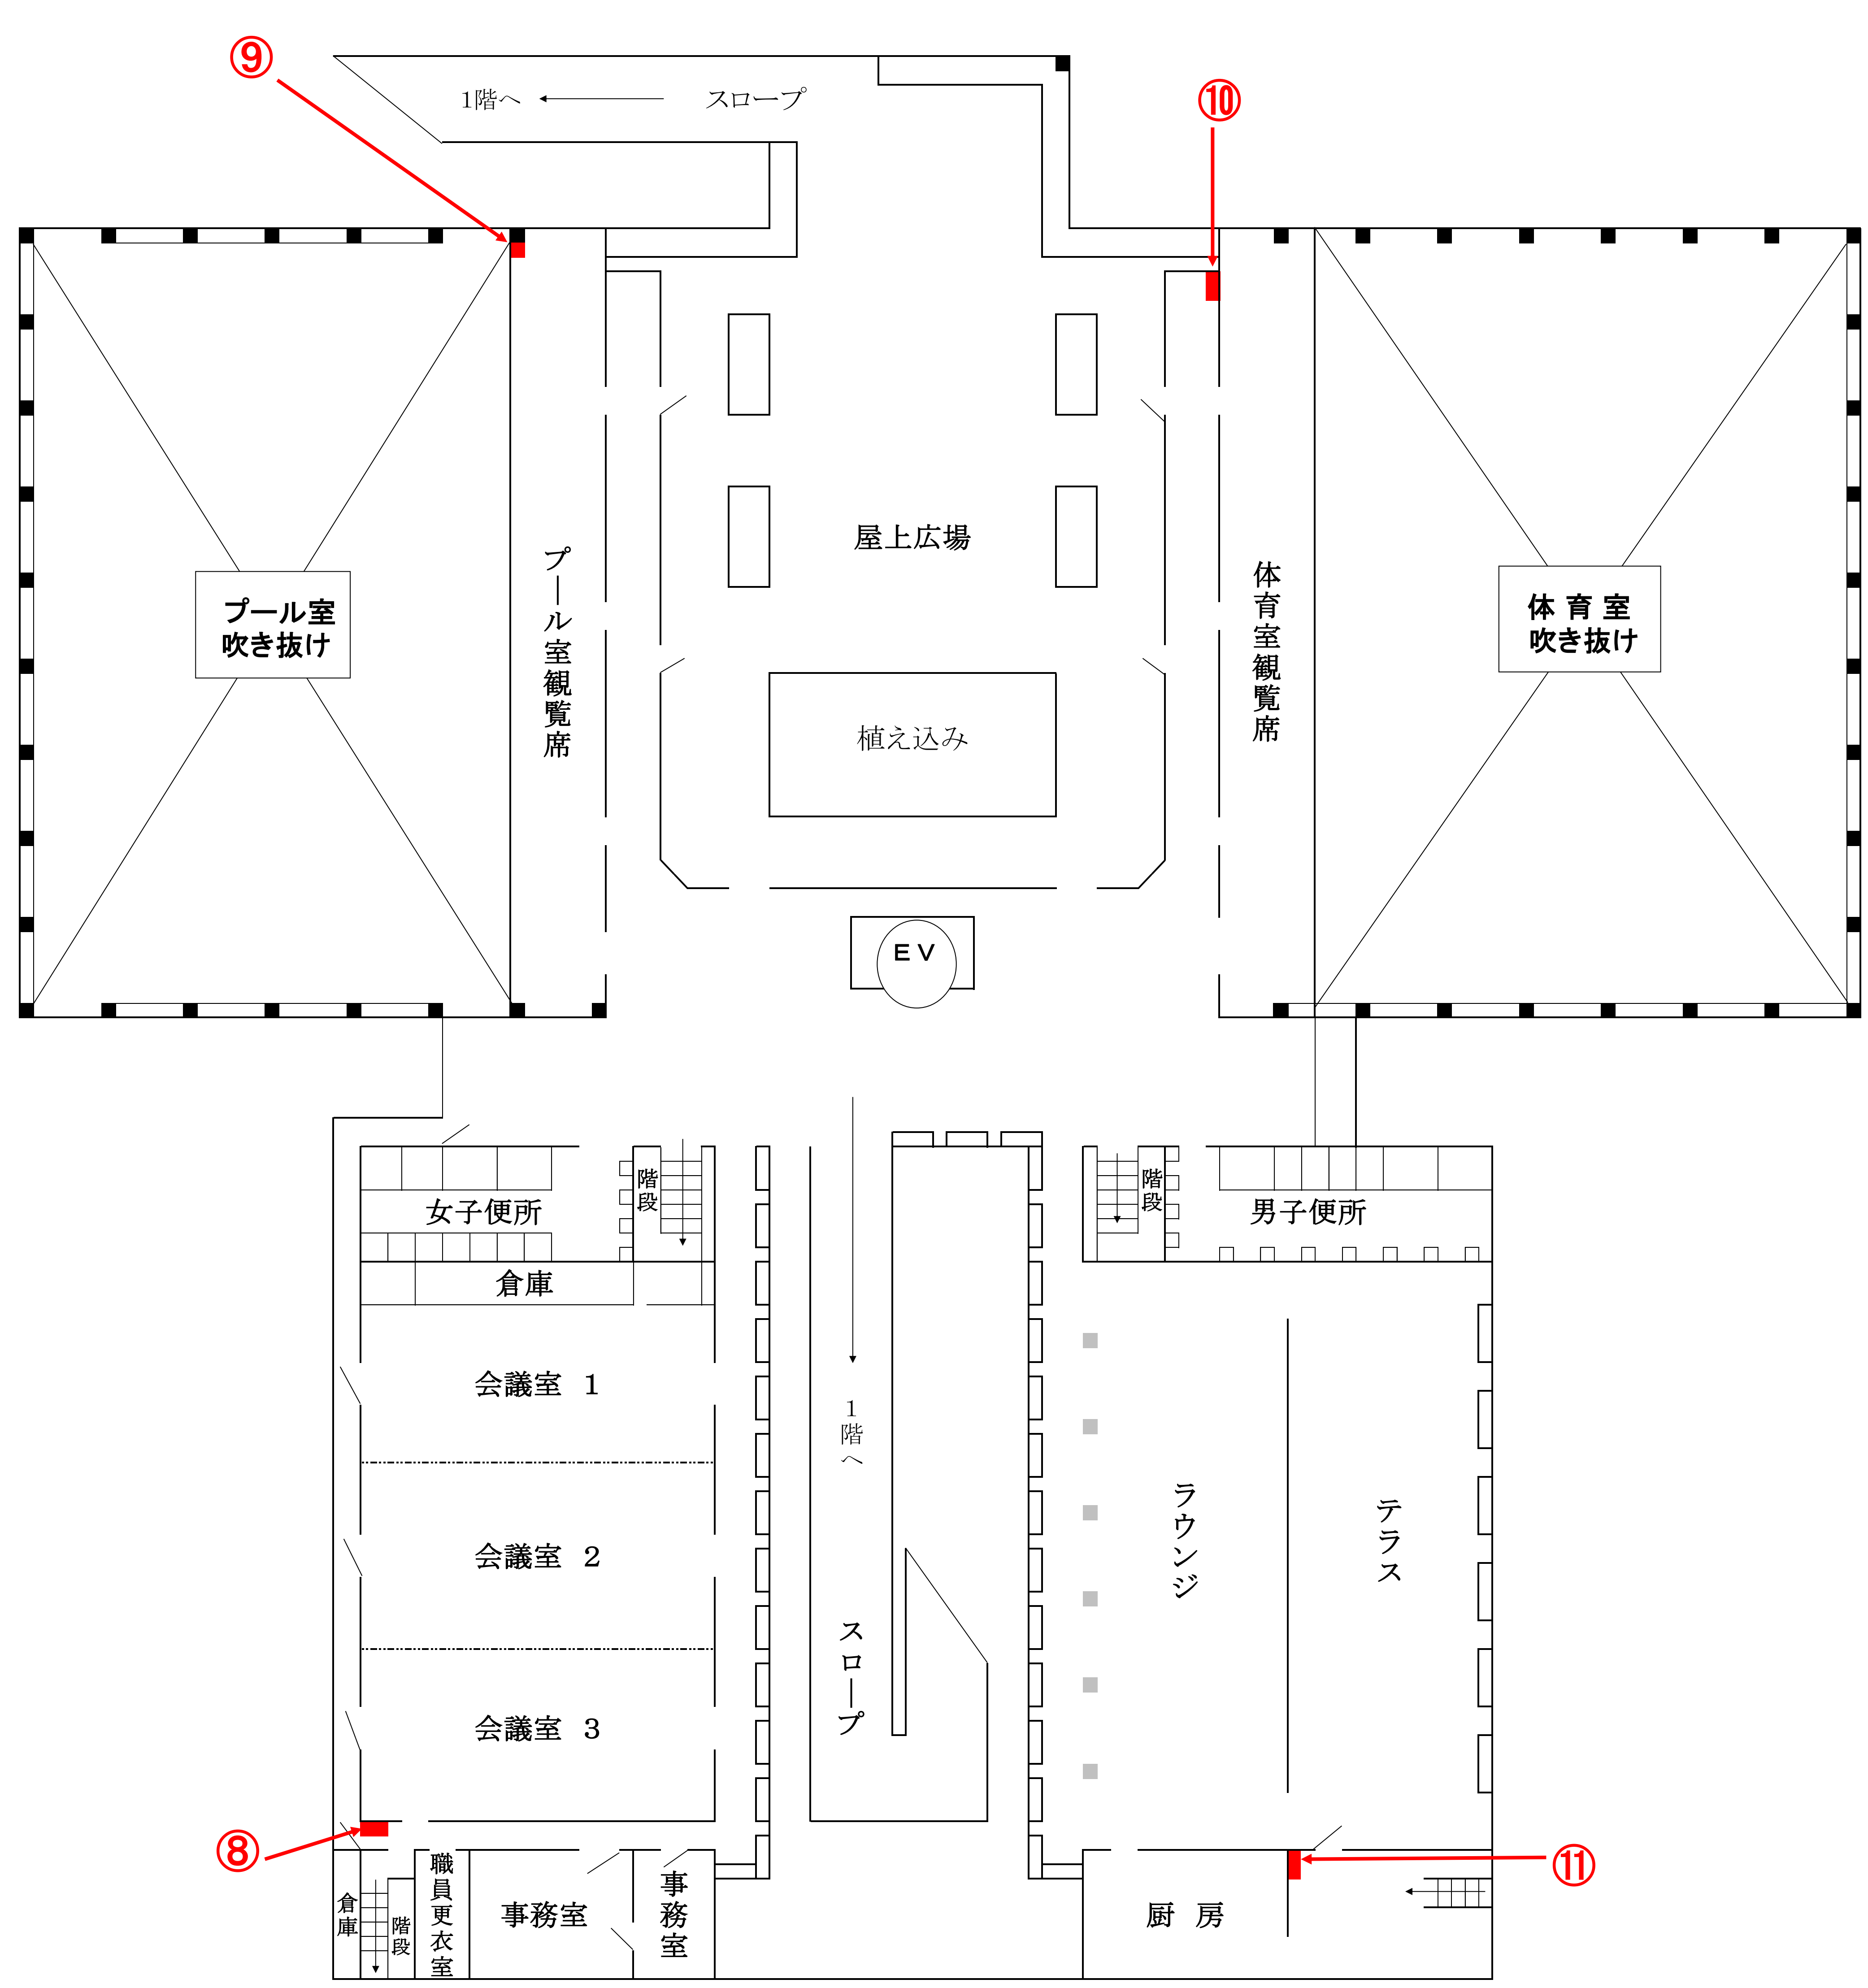

No.	巡回場所	key
①	1階 東入口 北壁	有
②	トレーニング室 南東壁	有
③	別館 小体育室 東南	有
④	体育室 北東角	
⑤	プール男子更衣室 北側非常口	有
⑥	1階 西側入口 階段室 機械室階段	有
⑦	地下機械室 北西側非常口	
⑧	2階 西廊下 角隅	有
⑨	2階 プール観覧席 西北廊下 角隅	有
⑩	2階 体育室観覧席 東北廊下 角隅	有
⑪	2階 東南階段 厨房入口	有
⑫	1階 事務室	

地下機械室

