



工事場所 長居障害者スポーツセンター

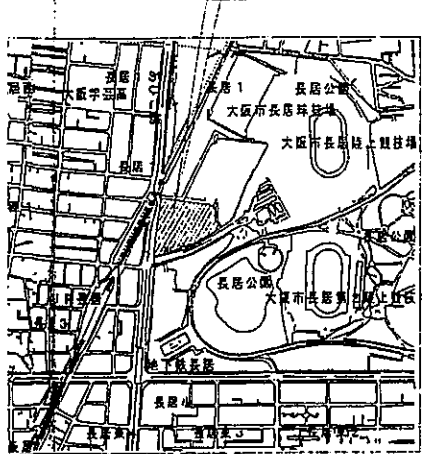

付近見取図

凡 例


記号	名称	備 考
—G—	ガス管	
⊗	サービスバルブ	50A PE用
M	ガスメーター	
---G---	ガス管	本管又は大阪瓦斯施工範囲

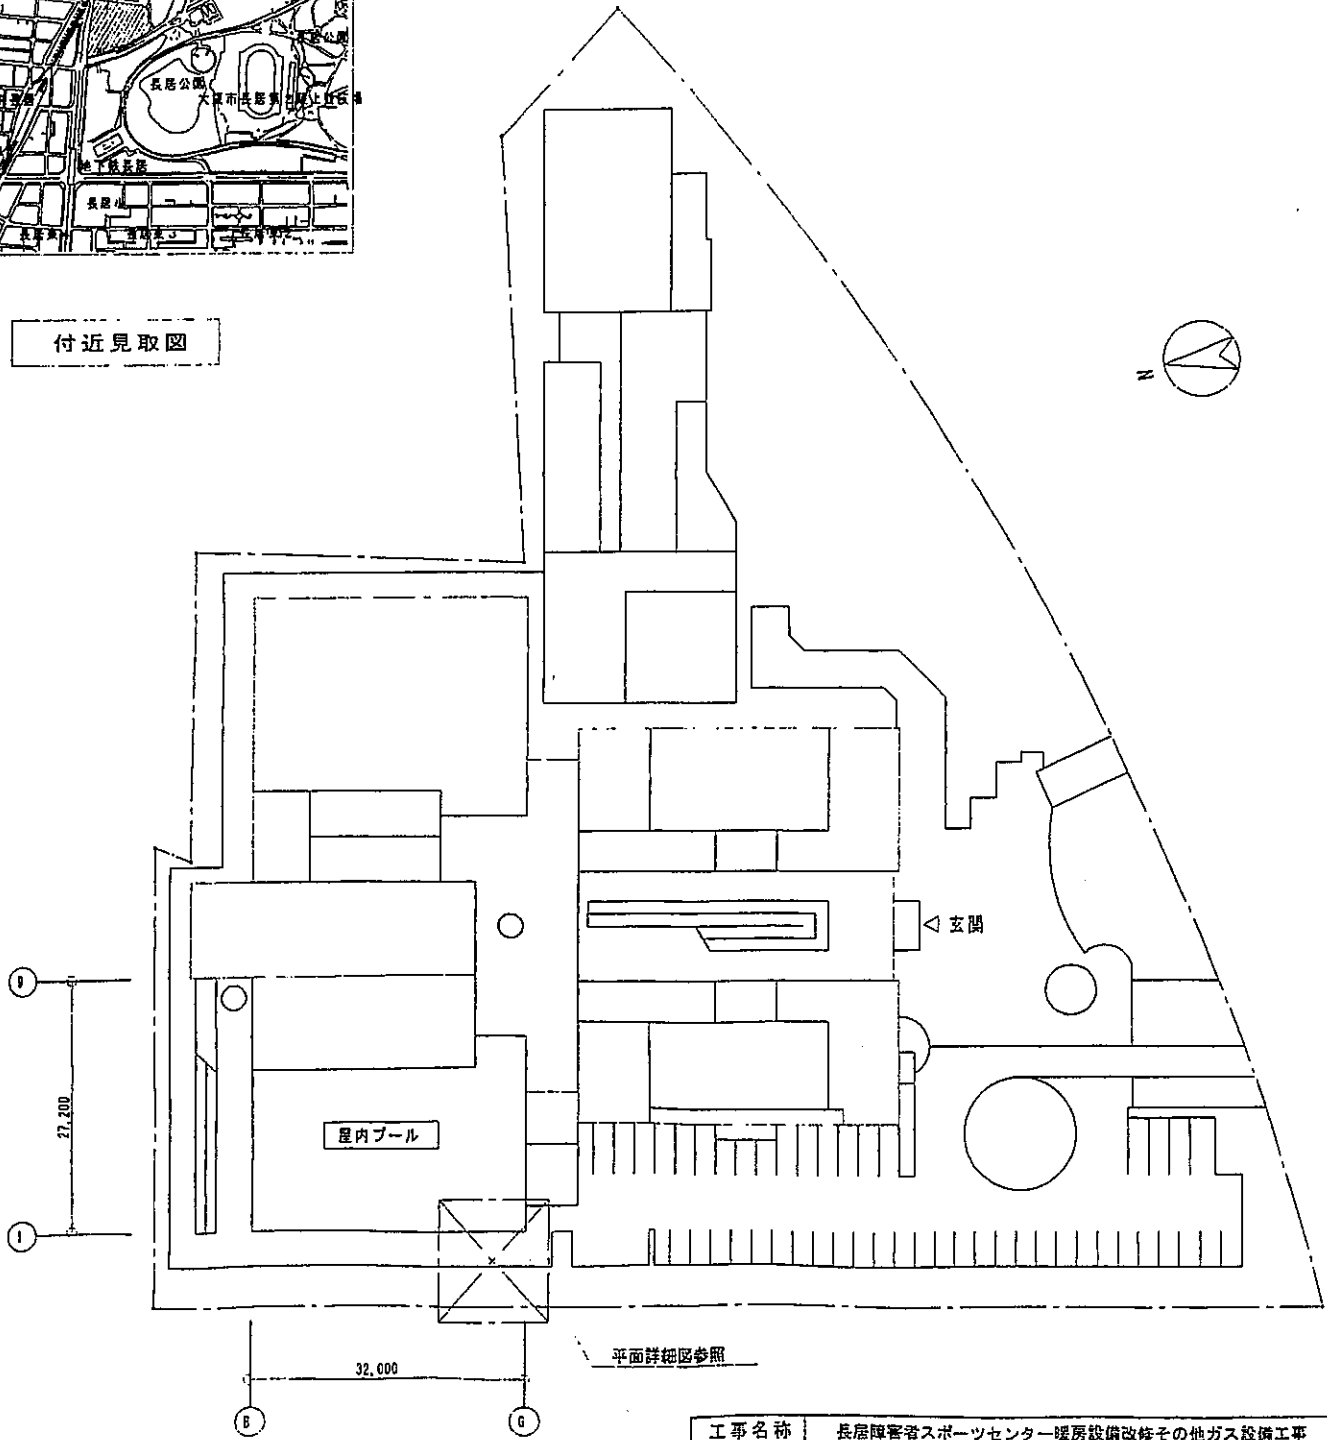

配置図 1:600

工事名称	長居障害者スポーツセンター暖房設備改修その他ガス設備工事
図面名称	工事概要 凡例 付近見取図 配置図 平成 17 年度


既設屋内消火栓設備改修内容(取り替え)			
既設消火栓	40φ×90"	指定品 青銅製ニッケルクロムめっき仕上げ	1ヶ
ノズル	40φ×13φ	指定品 青銅製ニッケルクロムめっき仕上げ	1本
ホース	40φ×15m	指定品 消防用ホース兼用	2本
		(使用圧 D、5.86MPa) リンゲ締め	
ホース架	40φ×23φ	青銅製ニッケルクロムめっき仕上げ	1組
付属品	操作ツール	取付面に貼り付け	1社

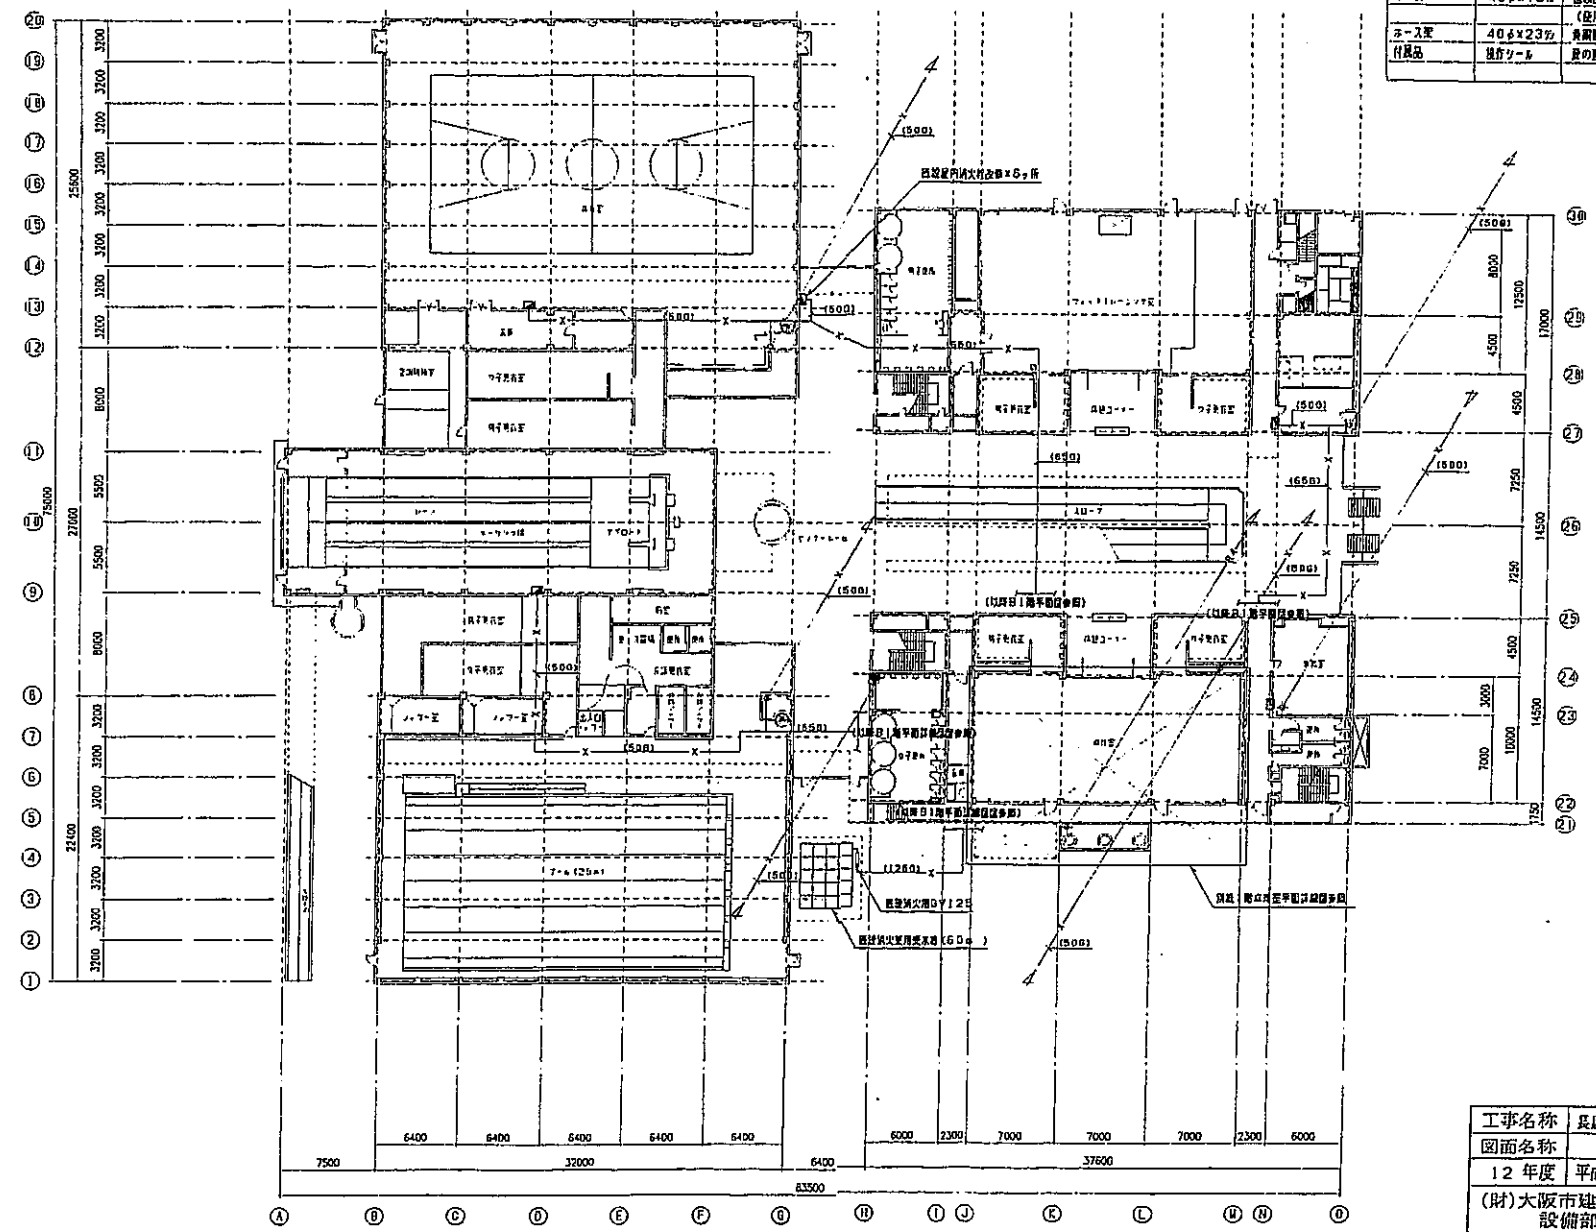

1階平面図 S=1/400

別紙2

工事名称	長居障害者スポーツセンター消防設備改修その他機械設備工事		
図面名称	1階平面図	縮尺	1:400
12年度	平成13年1月	図面番号	No. 6 (1) 000
(財)大阪市建築技術協会 設備部機械設備課	課長	技師	技師

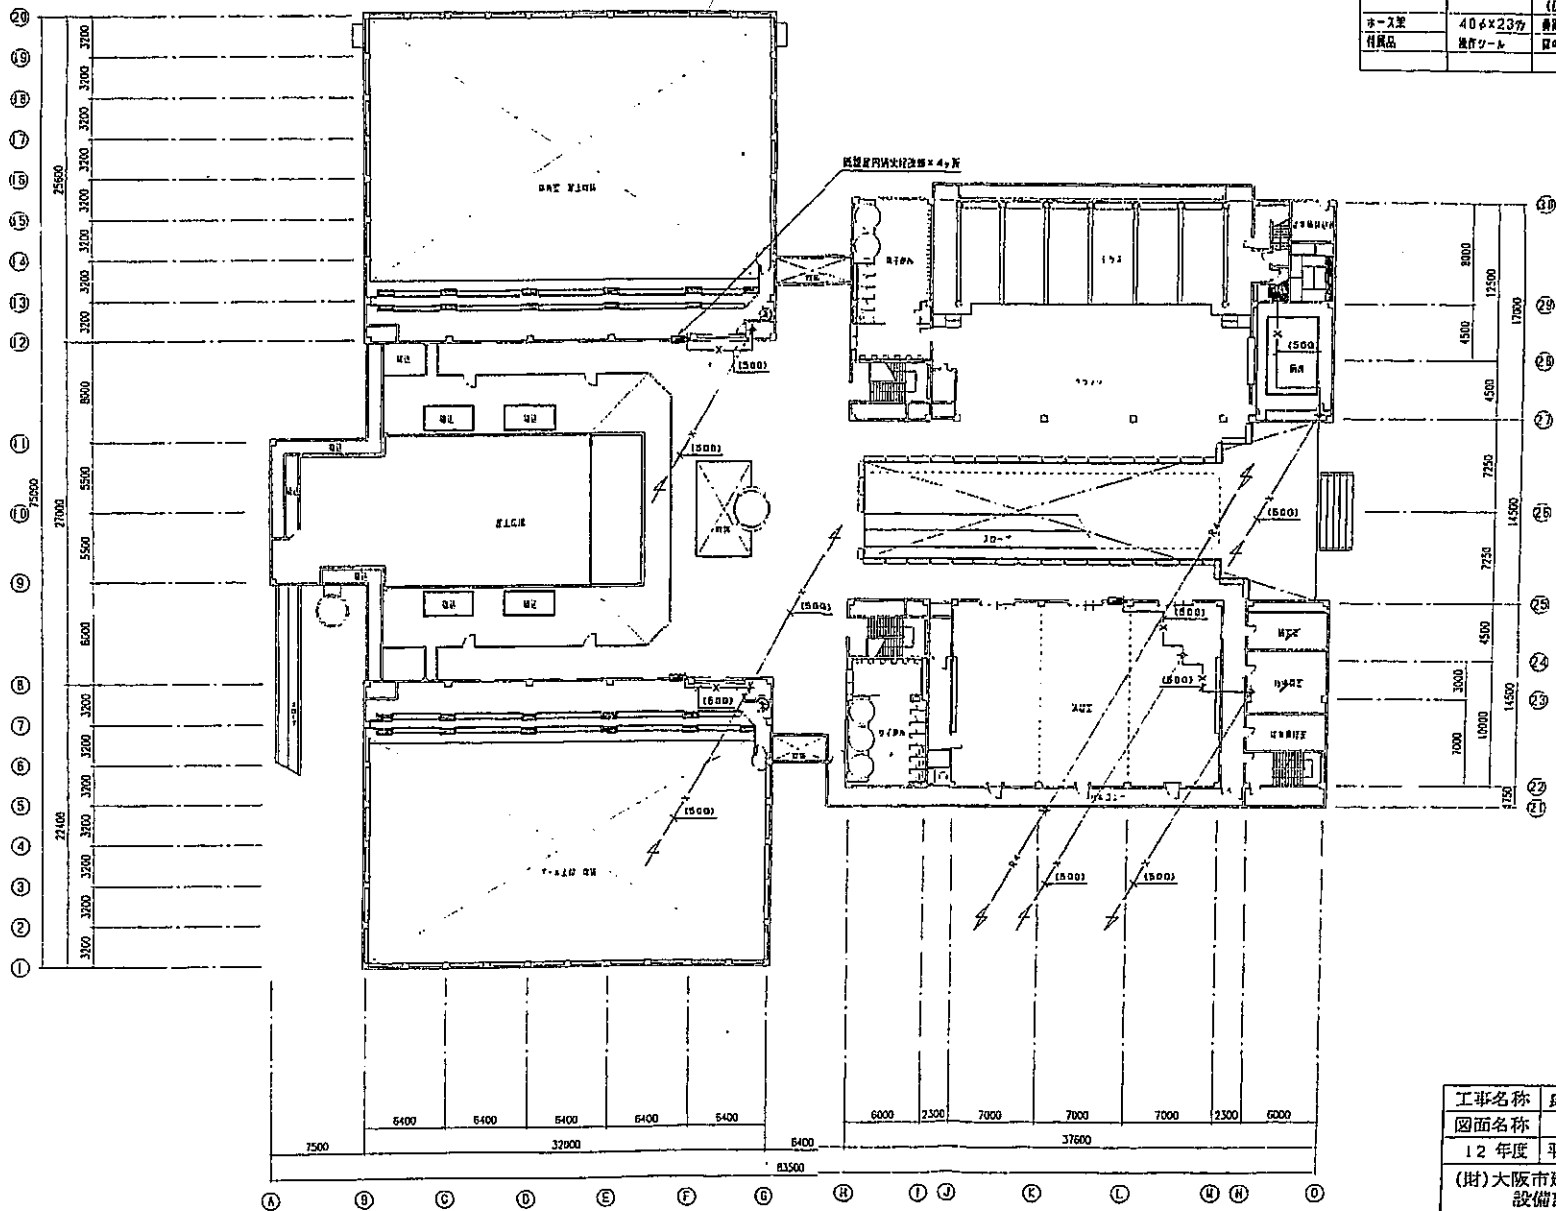


既設置室内消火栓改修内容(取り替え)			
室内消火栓	40φ×90 <sup>+</sup>	型定品 青銅製ニッケルクロムめっき仕上げ	1ヶ
ノズル	40φ×13φ	型定品 青銅製ニッケルクロムめっき仕上げ	1本
ホース	40φ×15m	国産品 消防用ホース金具付	2本
ホース架	40φ×23φ	(使用径 0.686MPa) リング付	1組
付属品	換付ツール	青銅製ニッケルクロムめっき仕上げ 壁の裏面に貼り付け	1枚

別紙3

工事名称	長居障害者スポーツセンター消防設備改修その他機械設備工事		
図面名称	2階平面図	縮尺	1:400
12年度	平成13年1月	図面番号	No. 7 (11/000)
(財)大阪市建築技術協会 設備部機械設備課		設計	監理

2階平面図 5=1/400


施設内消防設備改修内容(取り替え)			
屋内消火栓	40φ×90"	指定品 有蓋型ニッケルクロムめっき仕上げ	1ヶ
ノズル	40φ×13φ	指定品 有蓋型ニッケルクロムめっき仕上げ	1本
ホース	40φ×15m	国産品 消火用ホース器具付 (使用圧 0.686MPa) リンダ製	2本
ホース架	40φ×23φ	有蓋型ニッケルクロムめっき仕上げ	1基
付属品	製作ツール	原の裏面に貼り付け	1枚

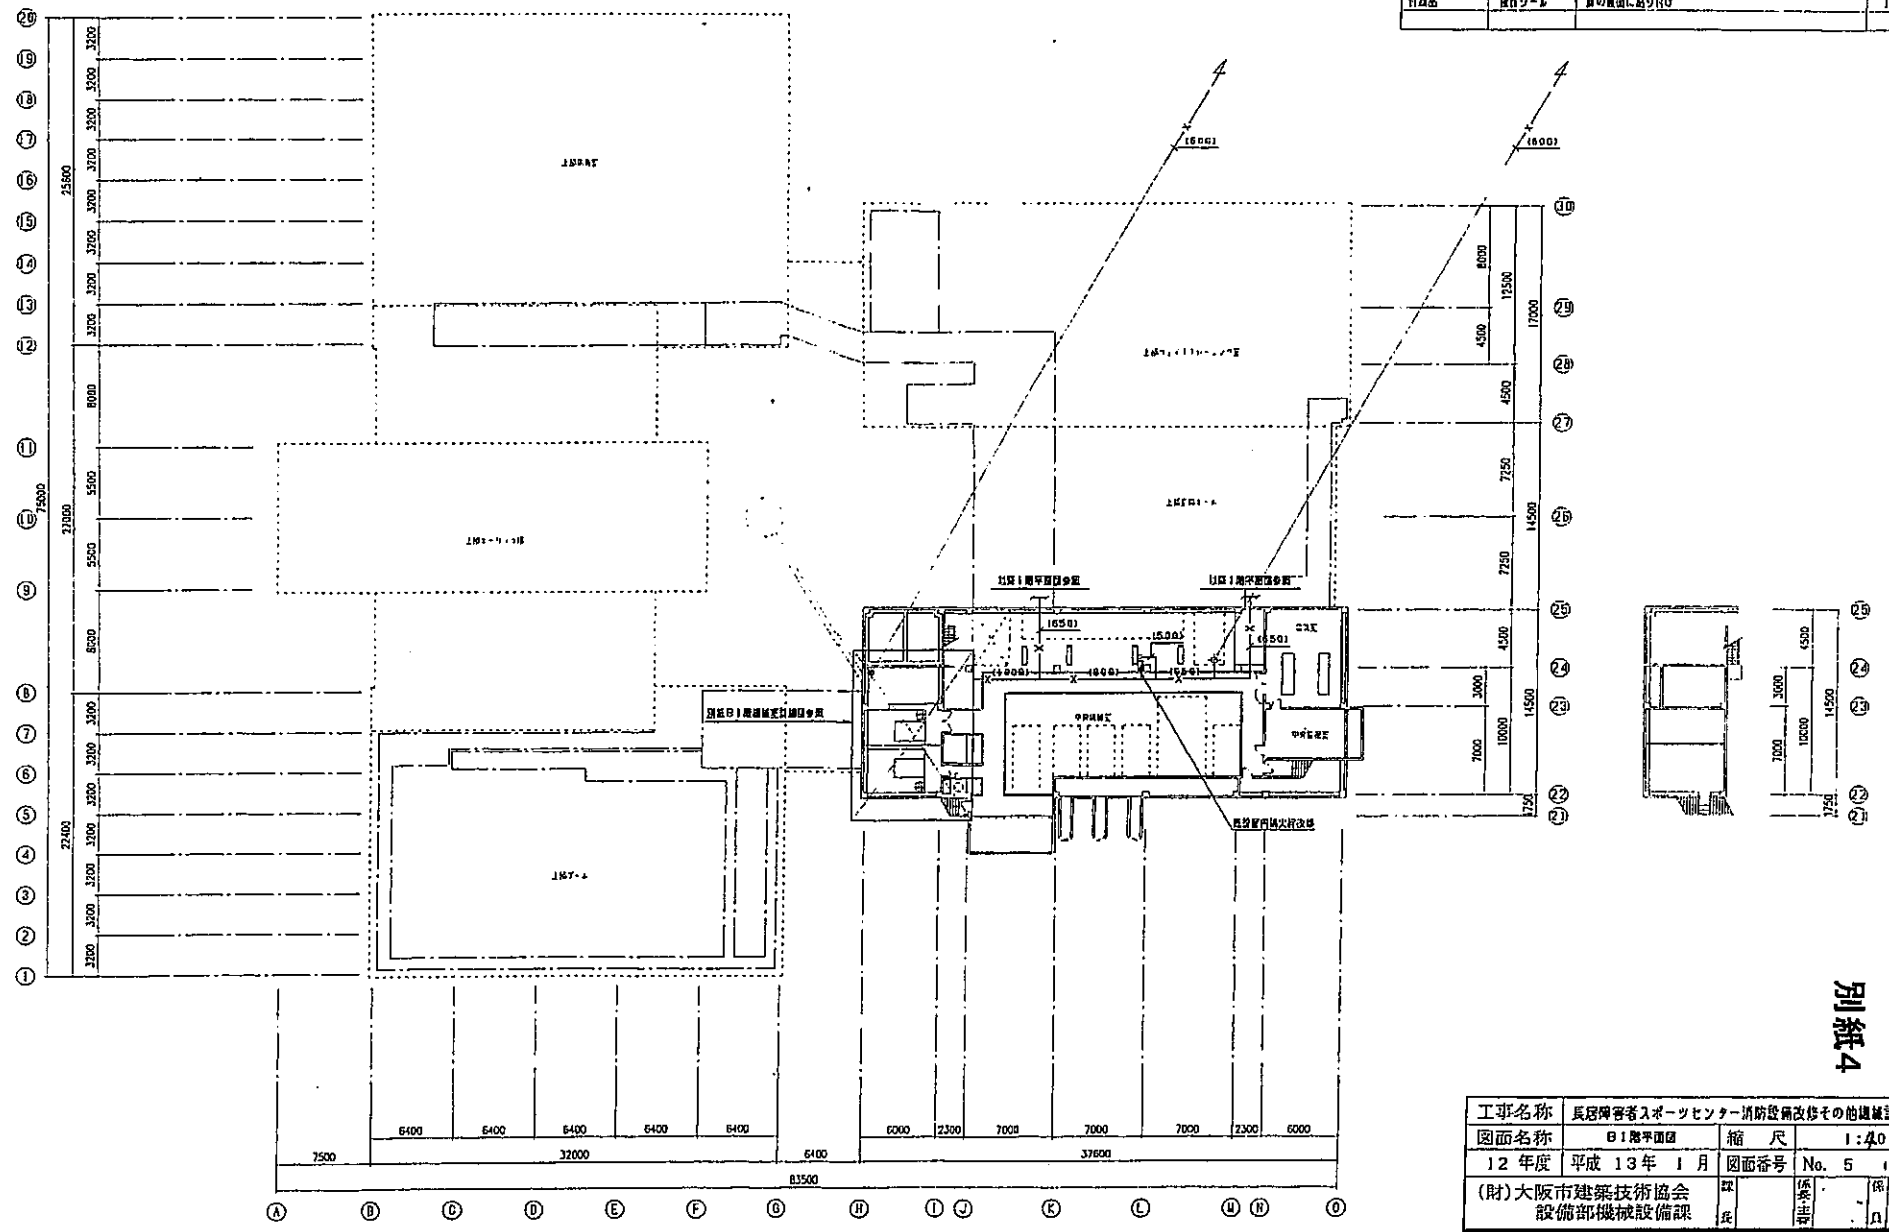


8階平面図 S=1/400

別紙4


工事名称	長居障害者スポーツセンター消防設備改修その他機械設備工事		
図面名称	8階平面図	縮尺	1:400
12年度	平成13年1月	図面番号	No. 5 (11) (2/10)
(財)大阪市建築技術協会 設備部機械設備課	取 扱	製 図	印 記

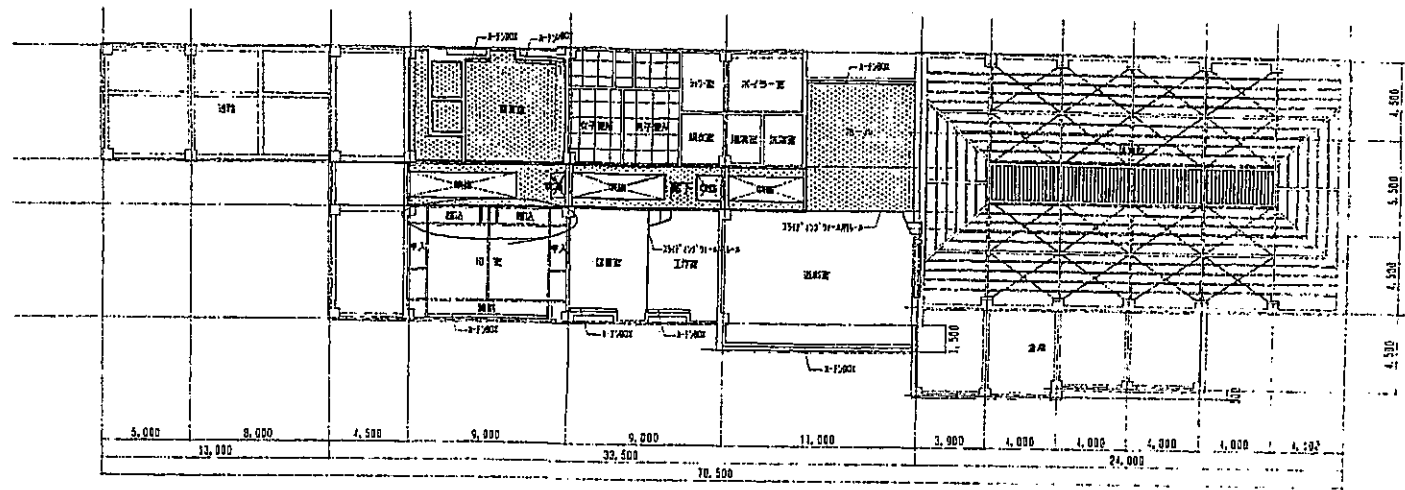

天井伏図 1/300

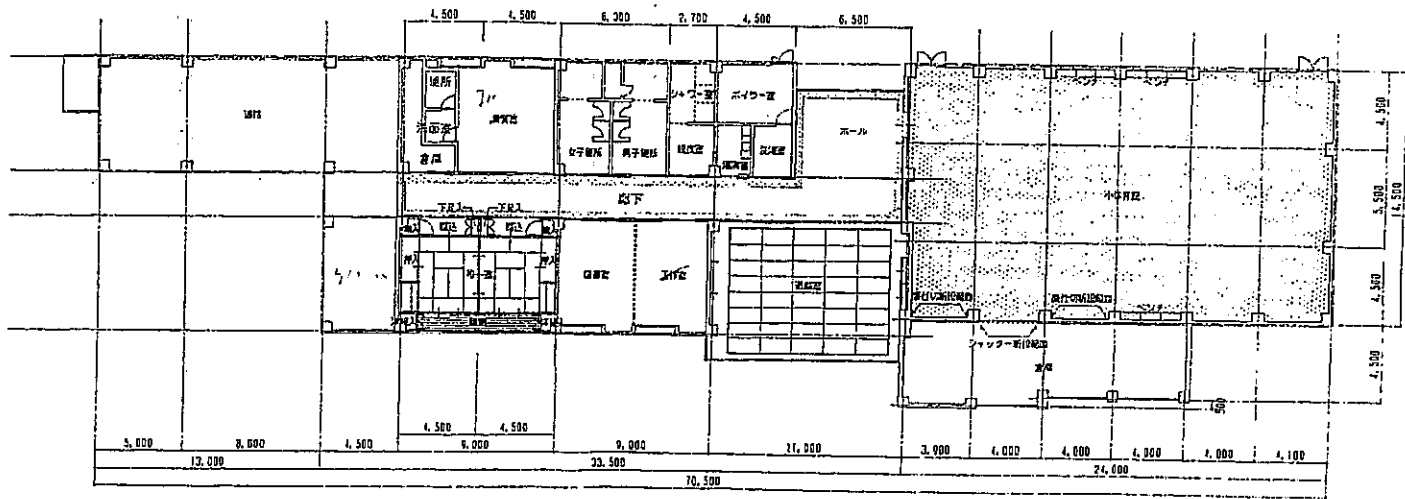

1階平面図 1/300

 




PLAN

改修範囲


別紙5

工事名称	身体障害者スポーツセンター 改修工事		
図面名称	別紙 平面図 天井伏図	縮尺	1/300 1/300
日年度	8年9月	製図 図番	29 157枚の
(財)大阪市建築技術協会	原簿	製図	製図
建築部建築課	課長	主任	製図

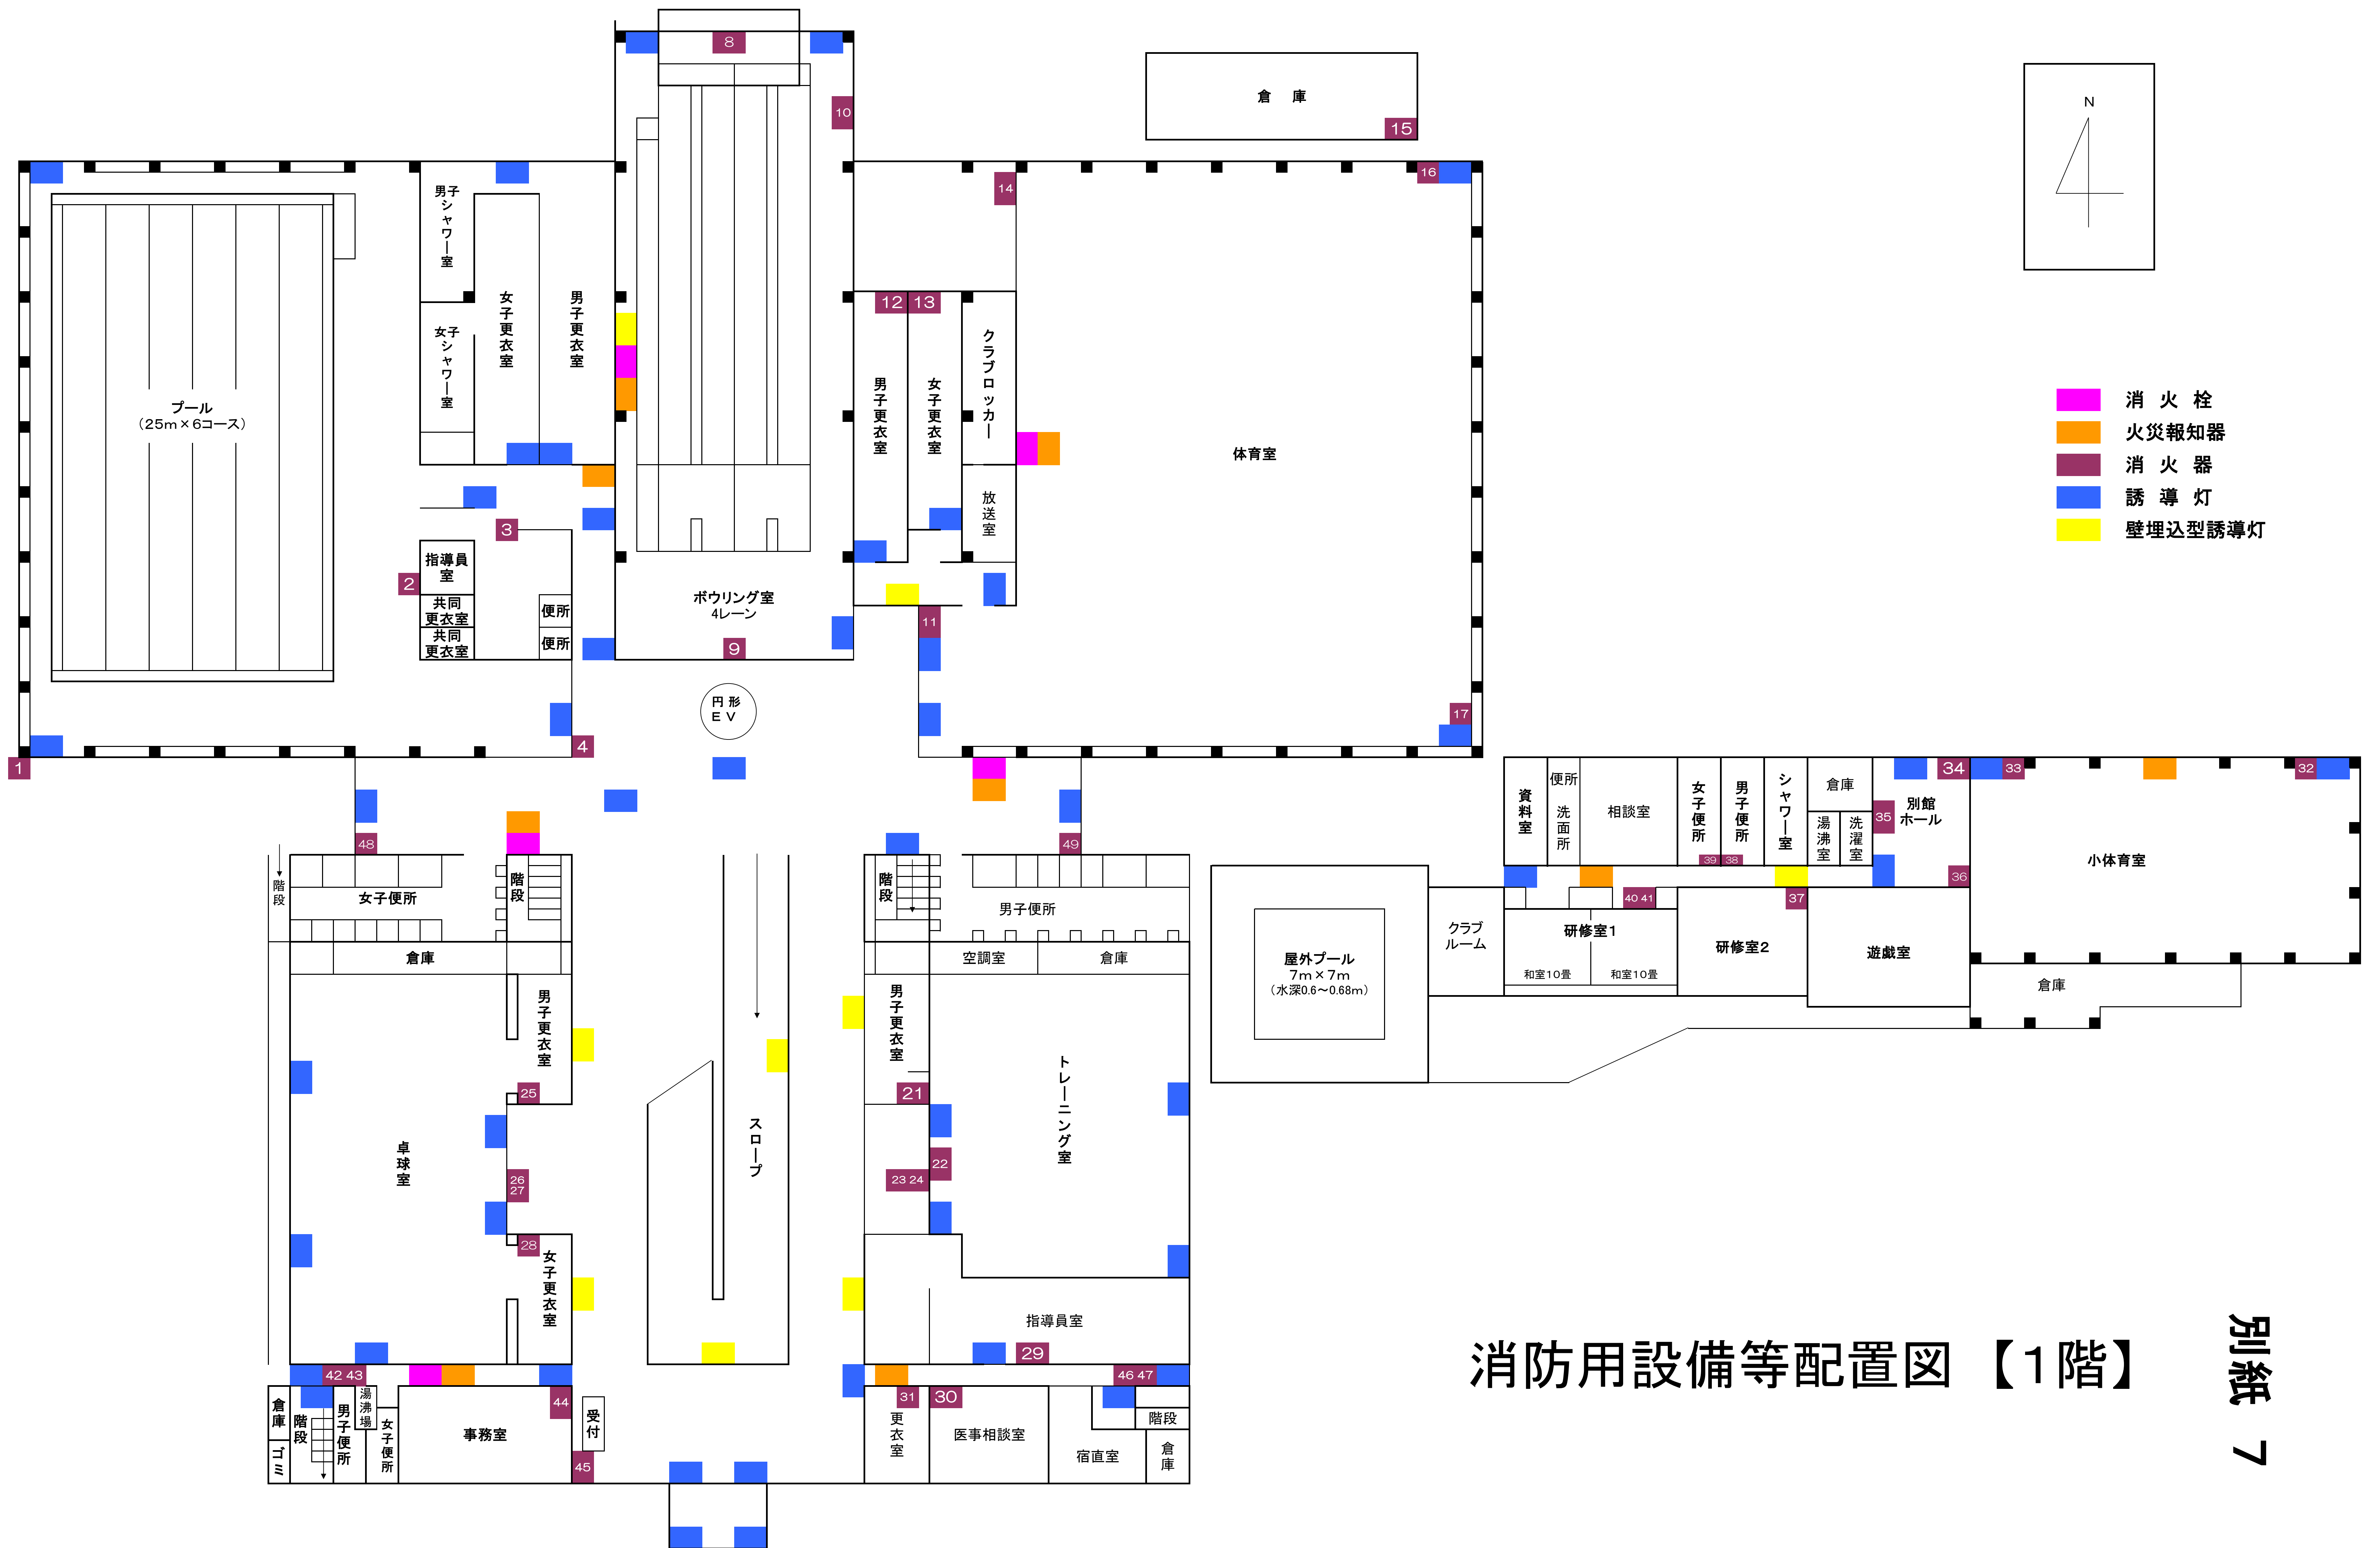


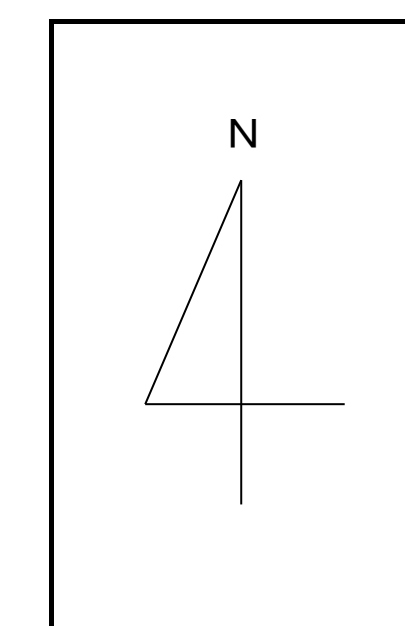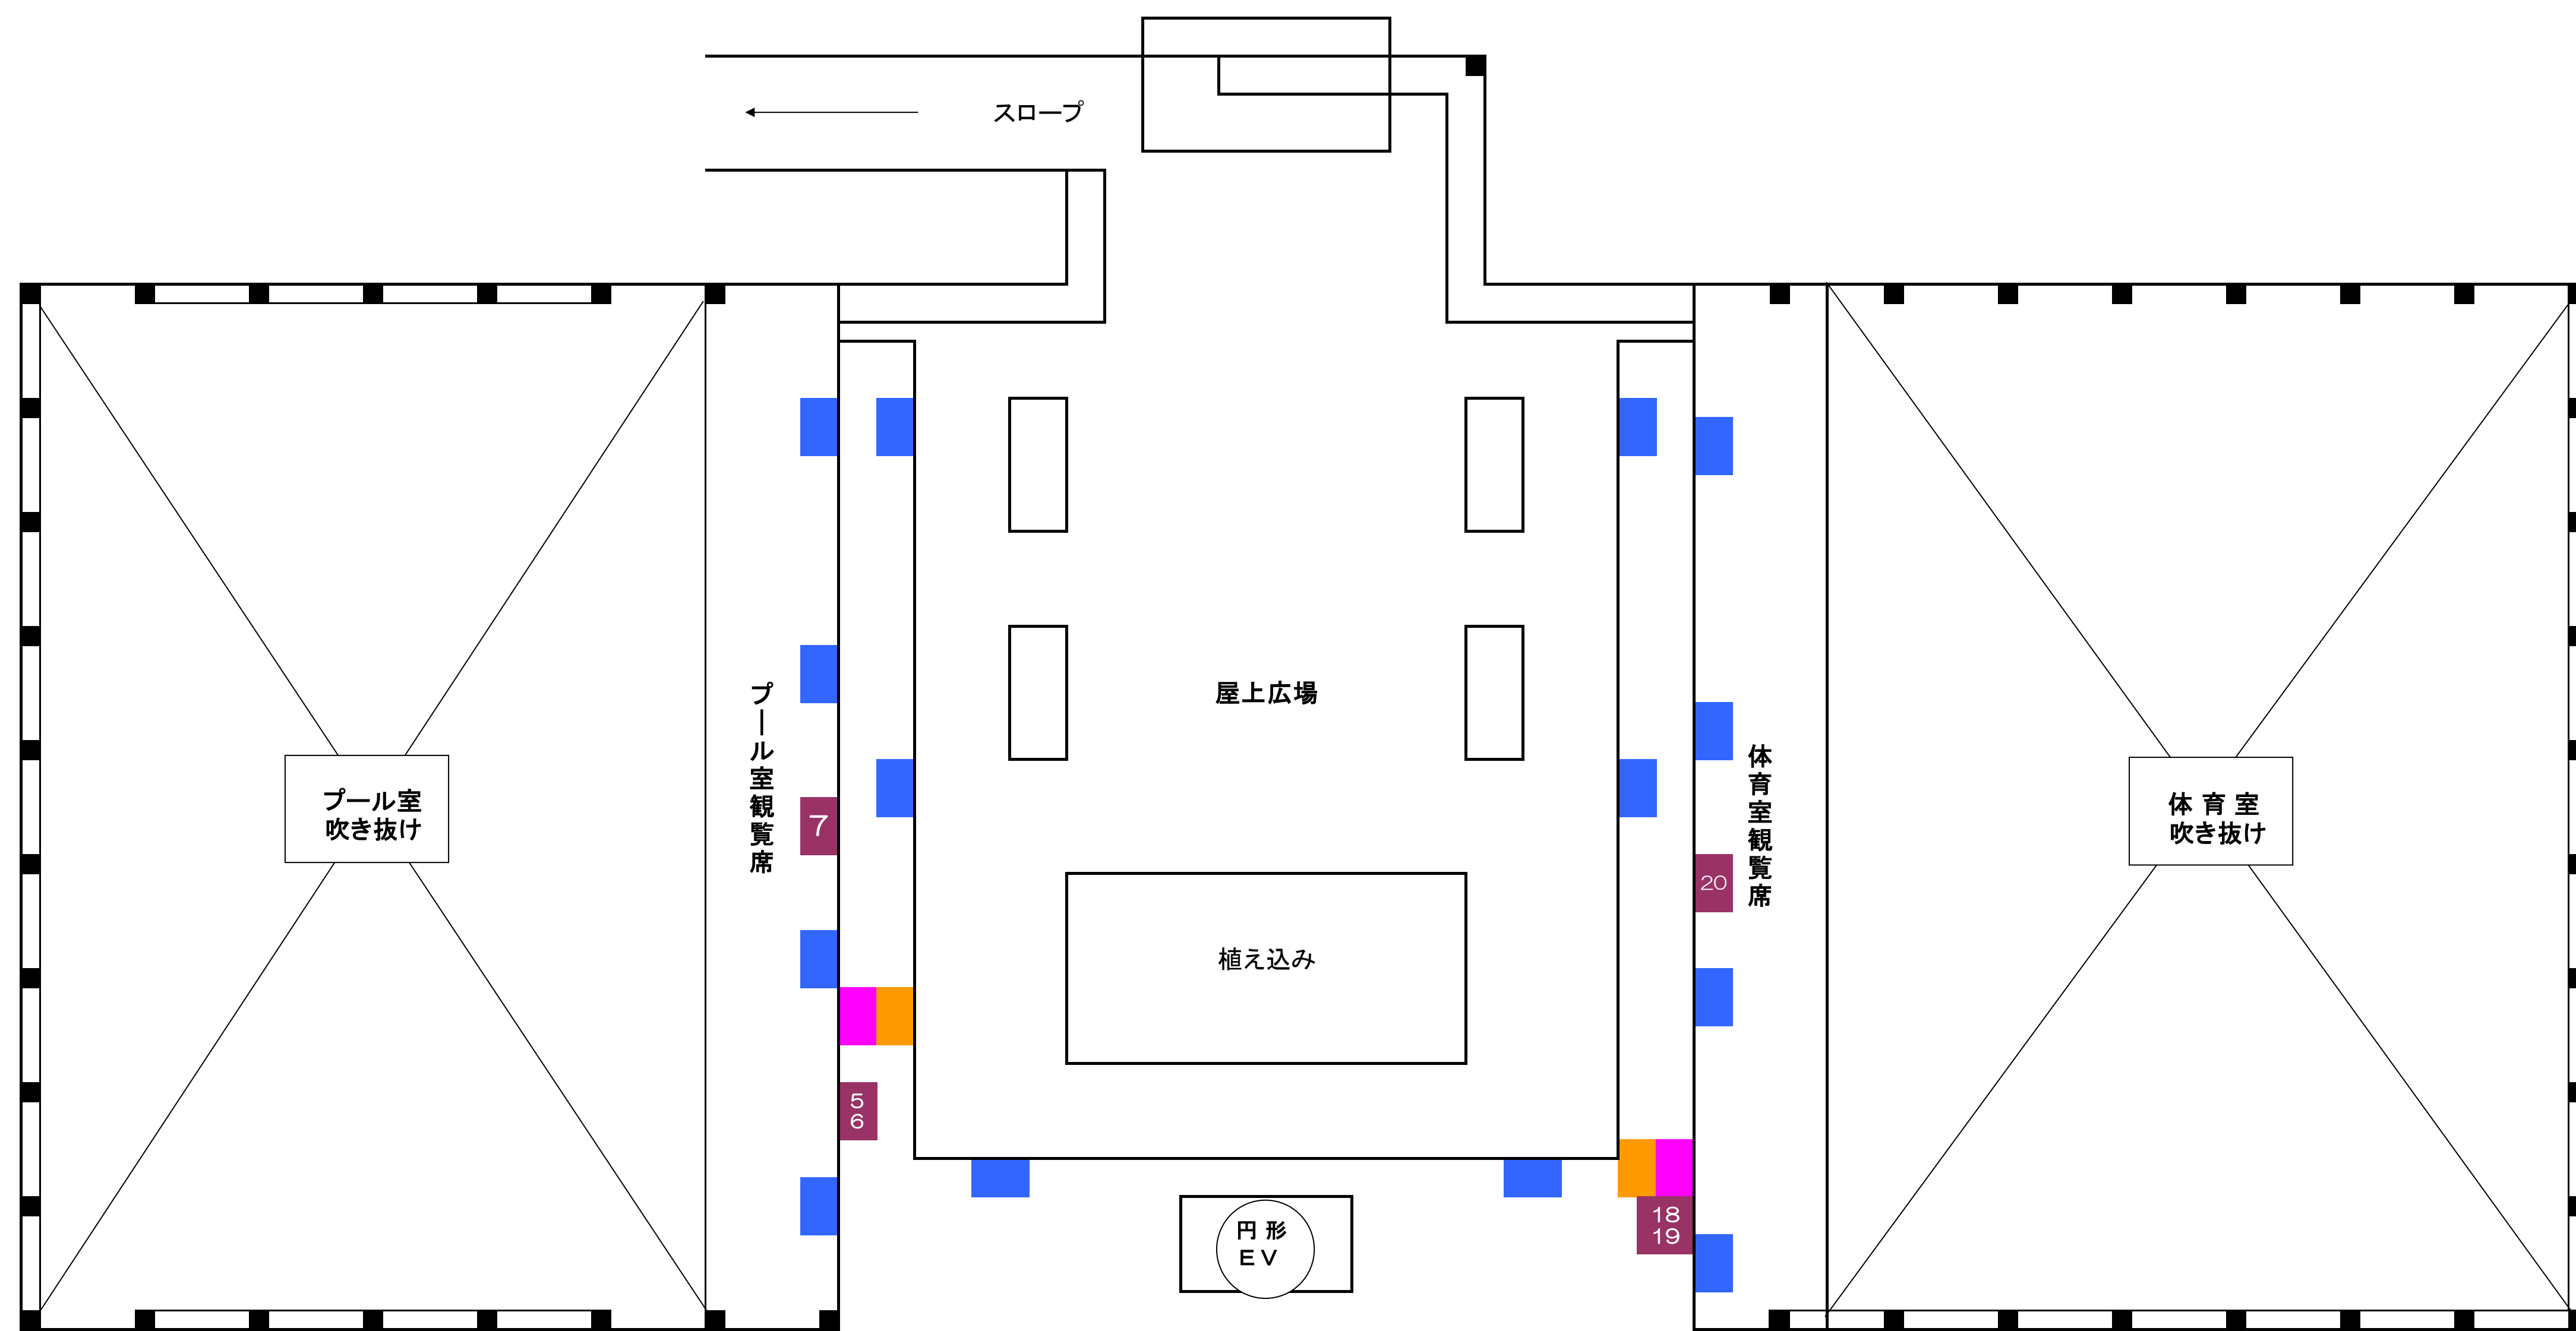


- 消火栓
- 火災報知器
- 消火器
- 誘導灯
- 壁埋込型誘導灯

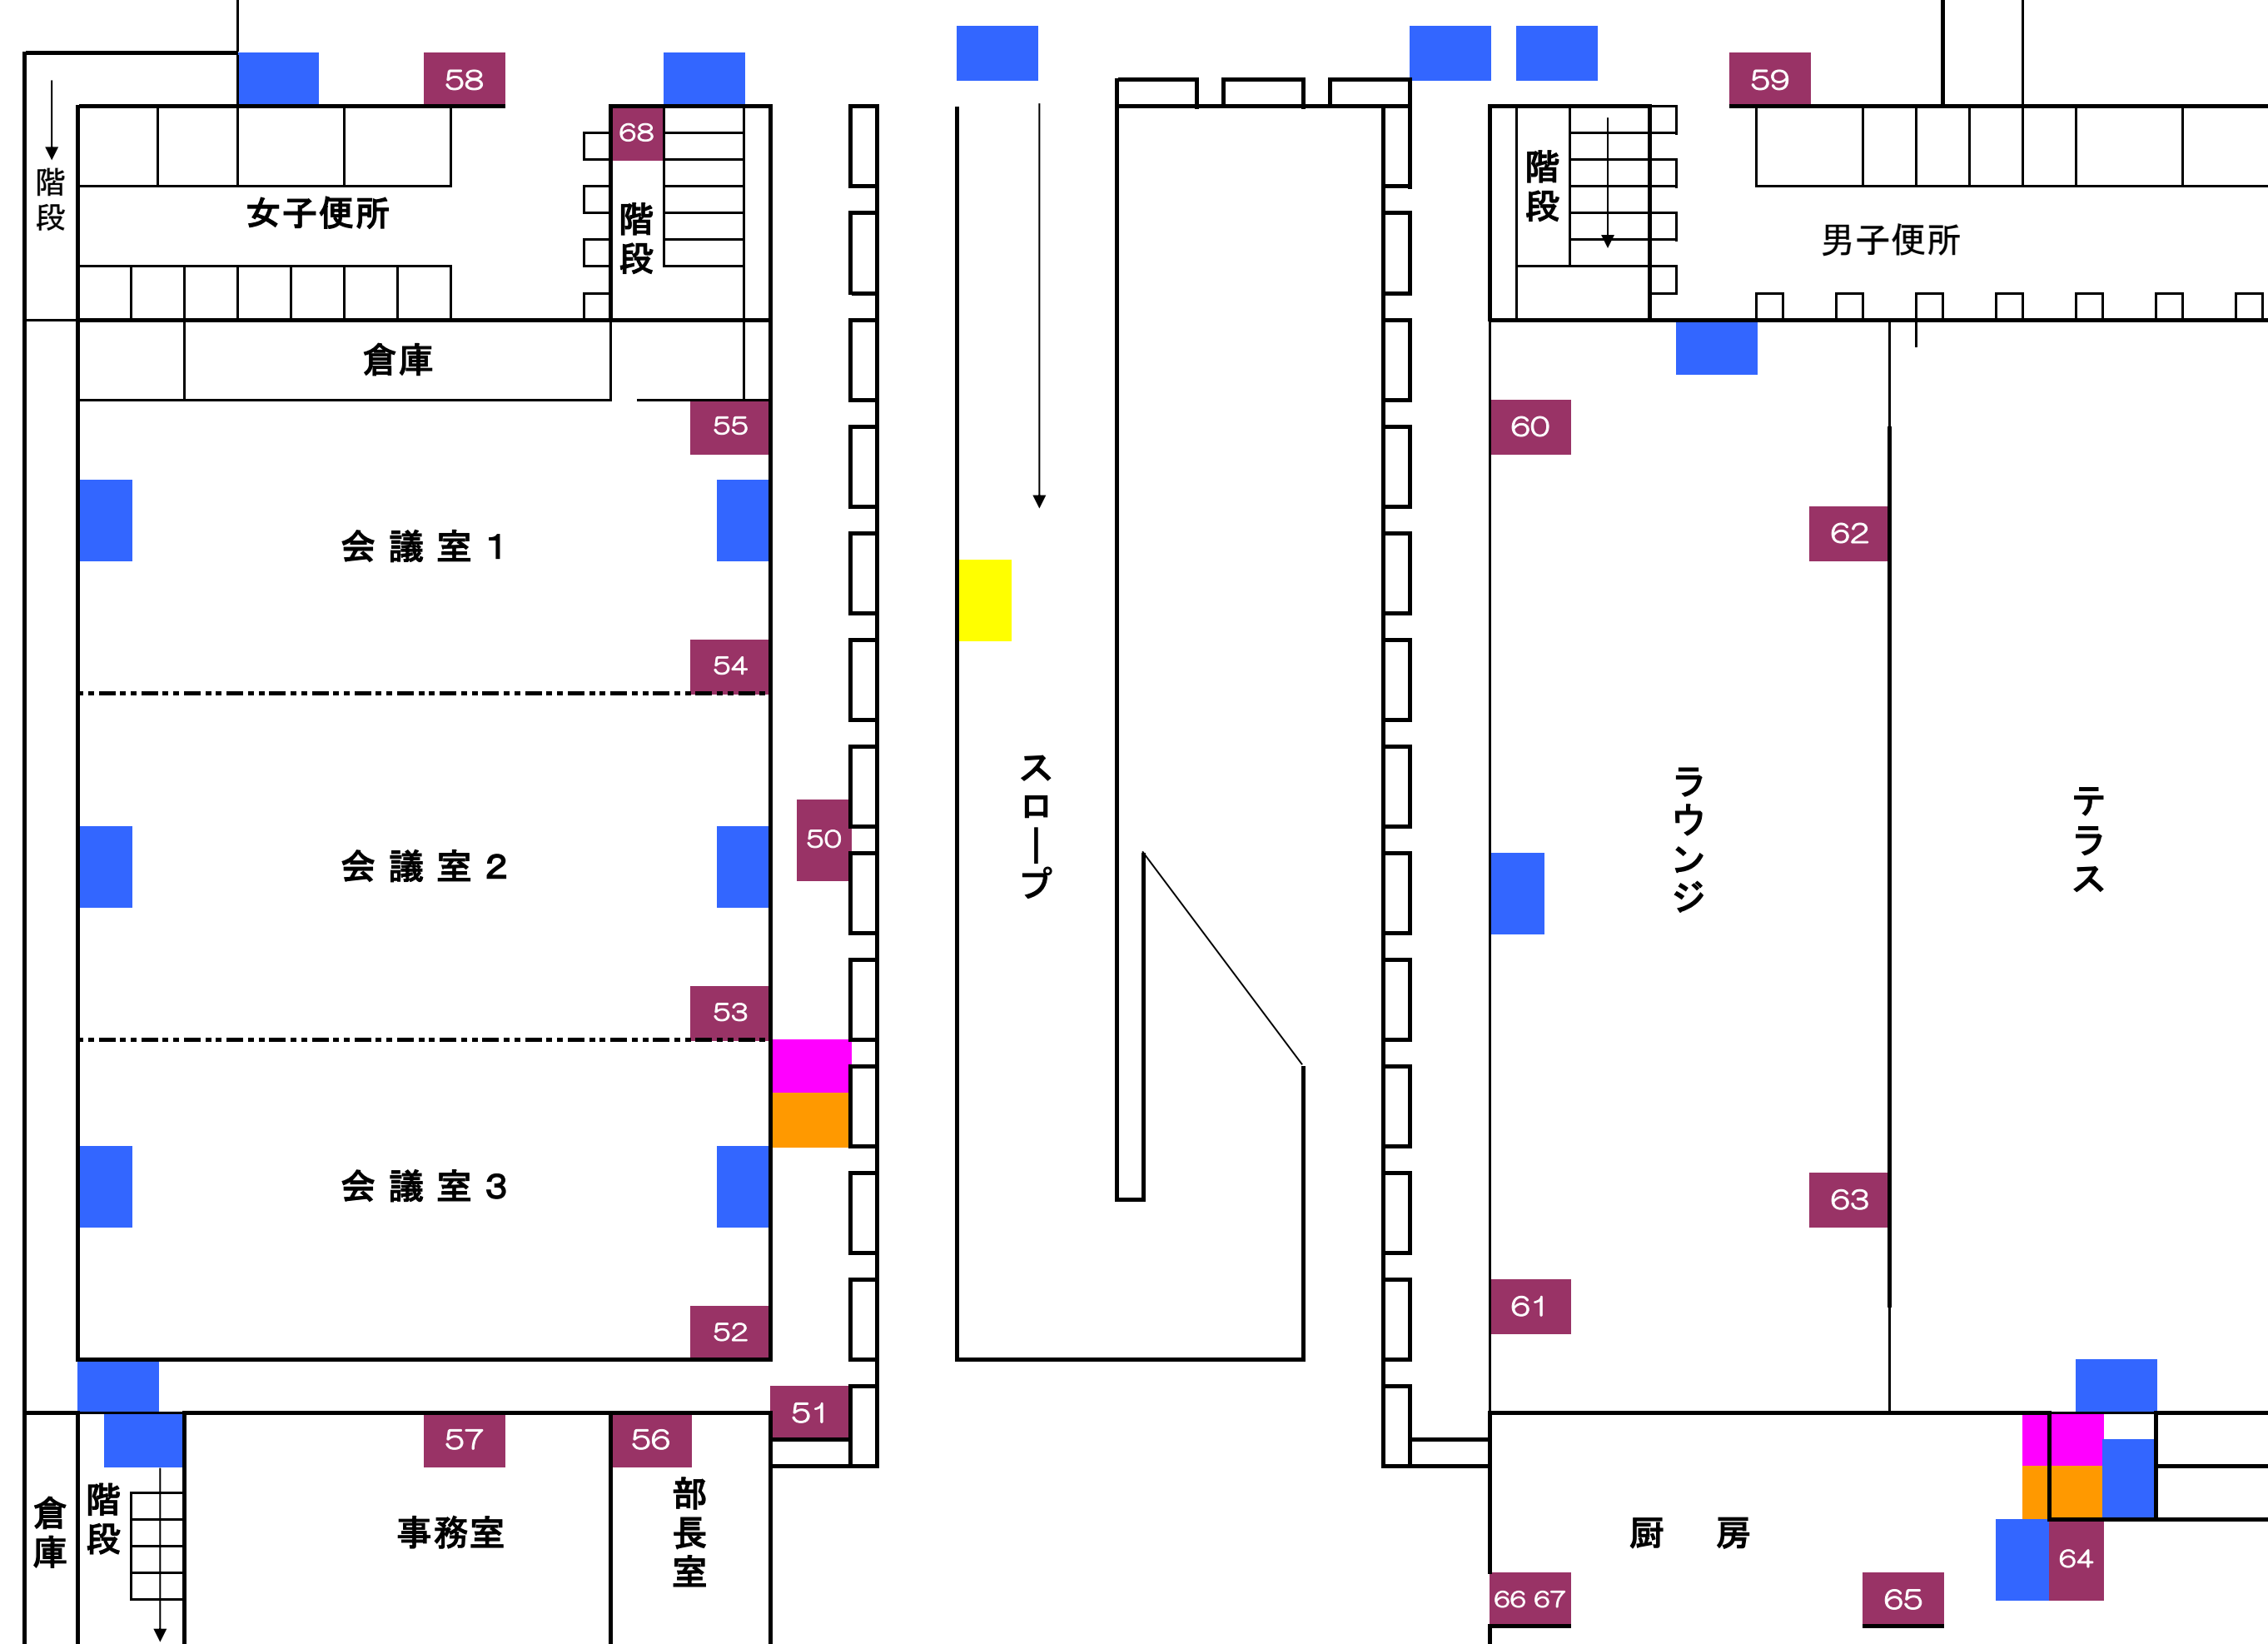

消防用設備等配置図【2階】

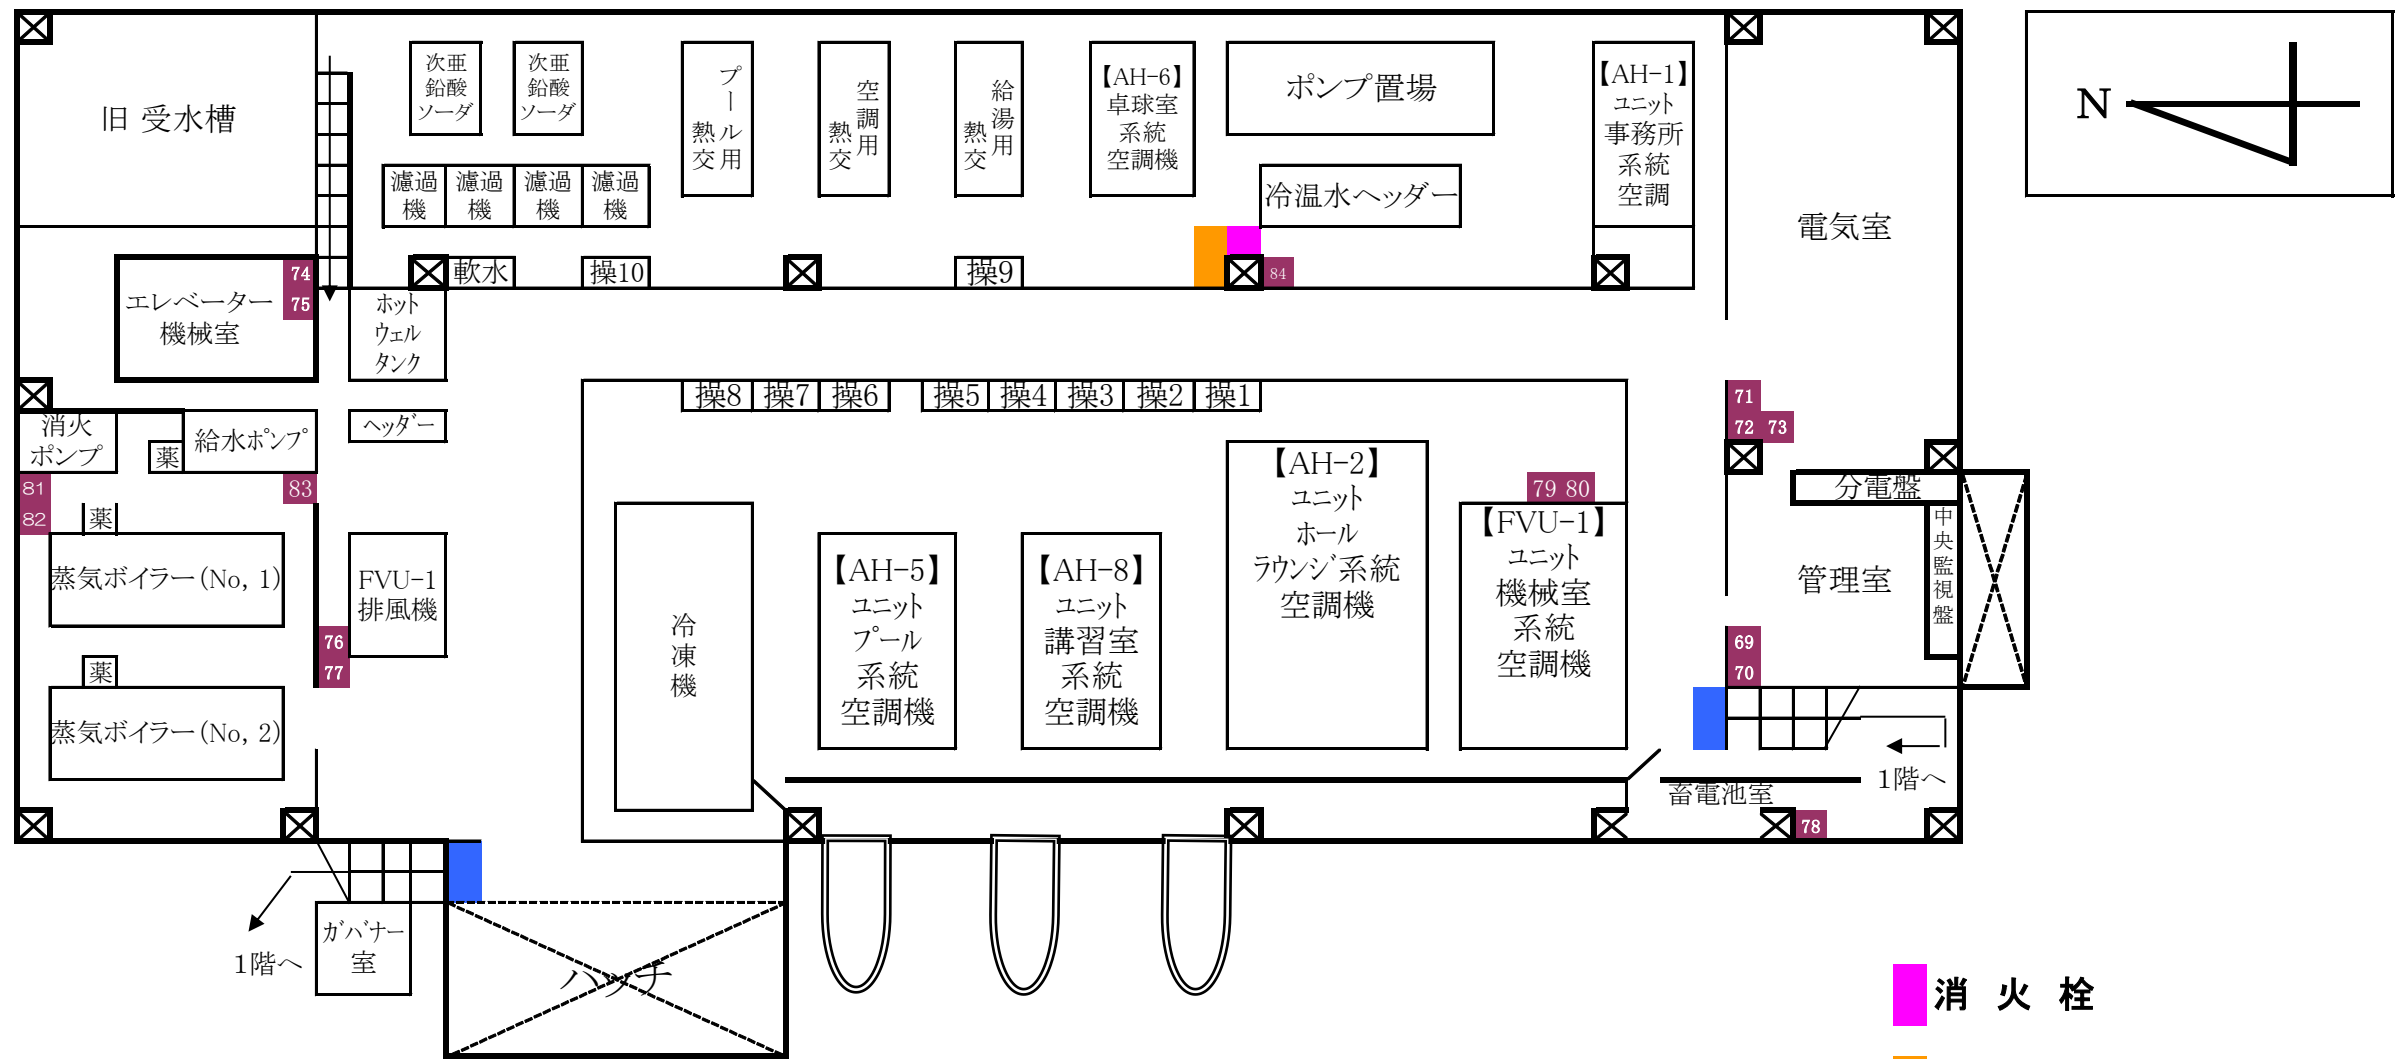

- 操1・・・操作盤(冷却水ポンプ)
- 操2・・・操作盤(冷暖房用ポンプ)
- 操3・・・操作盤(冷暖房用ポンプ)
- 操4・・・操作盤(空調機)
- 操5・・・操作盤(空調機)
- 操6・・・操作盤(給湯用ポンプ)
- 操7・・・操作盤(ボイラ用電源)
- 操8・・・操作盤(陽水P・入水槽P・排水槽P)
- 操9・・・操作盤(計装盤) 空調温度管理・熱交換器
- 操10・・・操作盤(砂式濾過タンク)・塩素

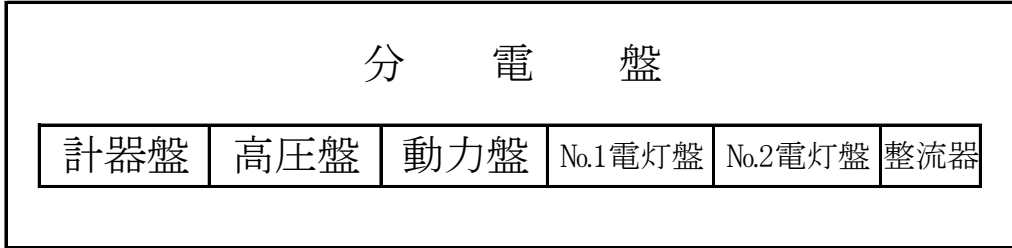


- 消火栓
- 火災報知器
- 消火器
- 誘導灯
- 壁埋込型誘導灯


**消防用設備等・機械設備等配置図【地階】**



# 別紙10 保安警備巡回図

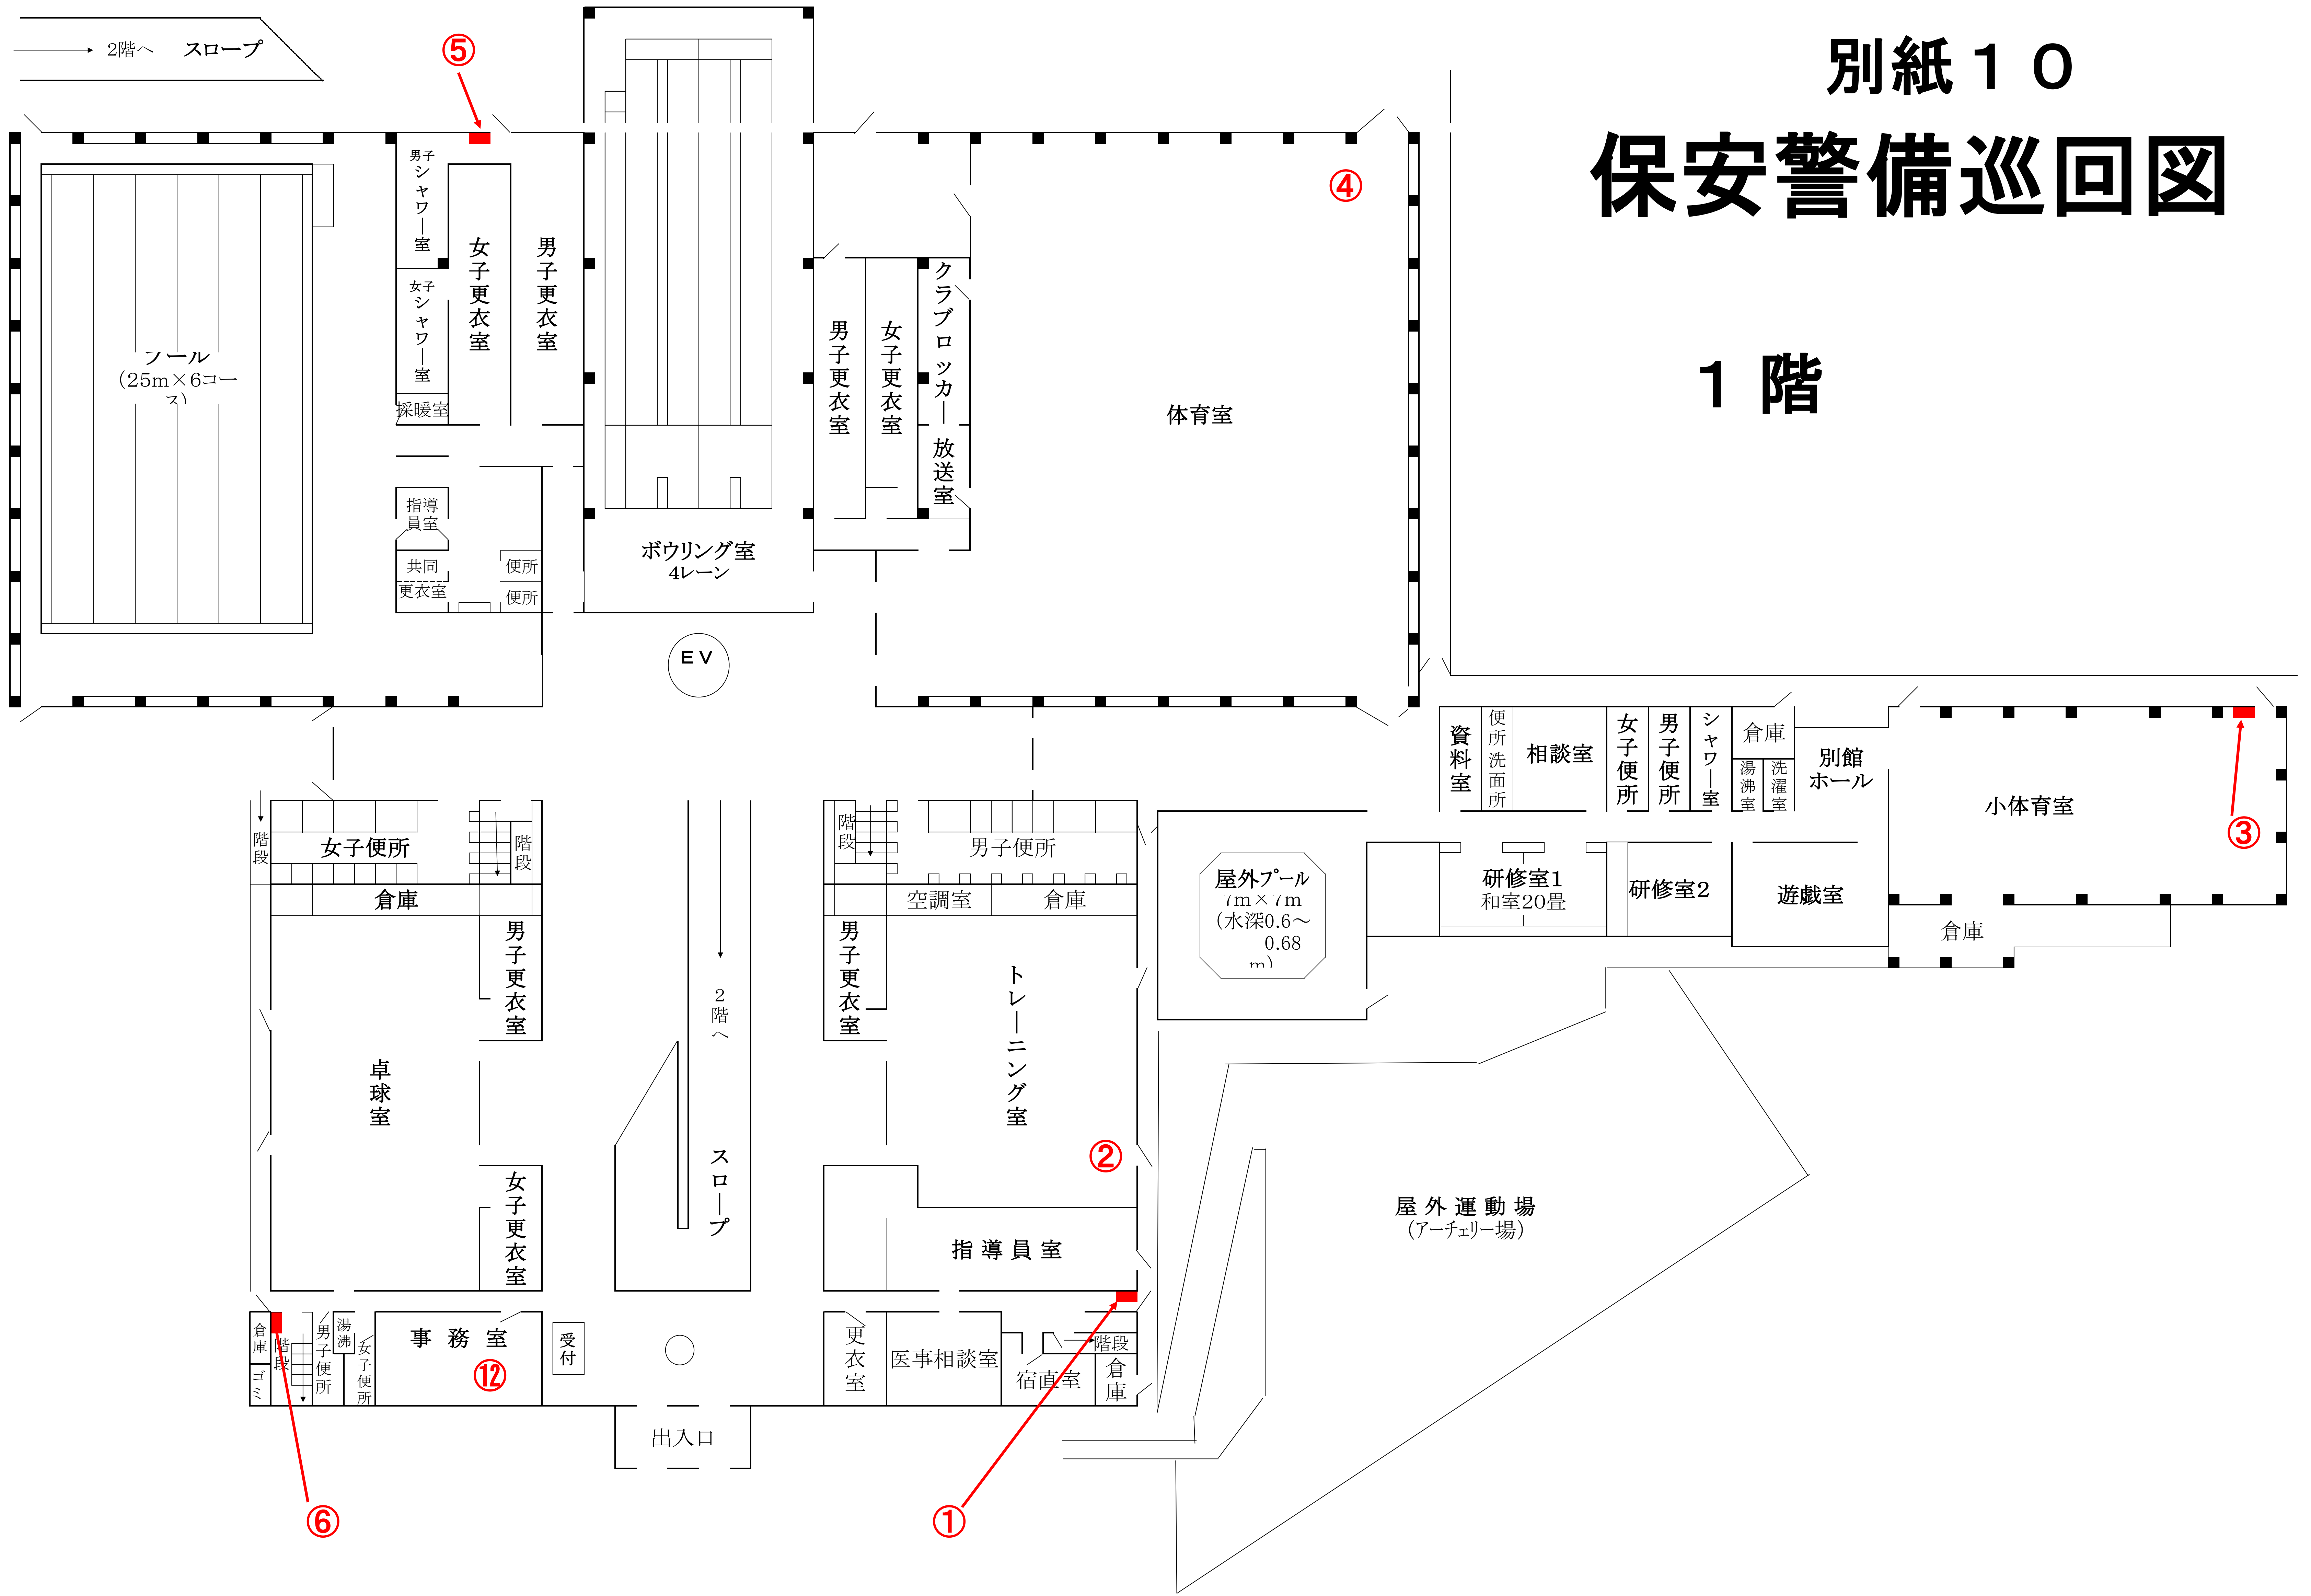

1階

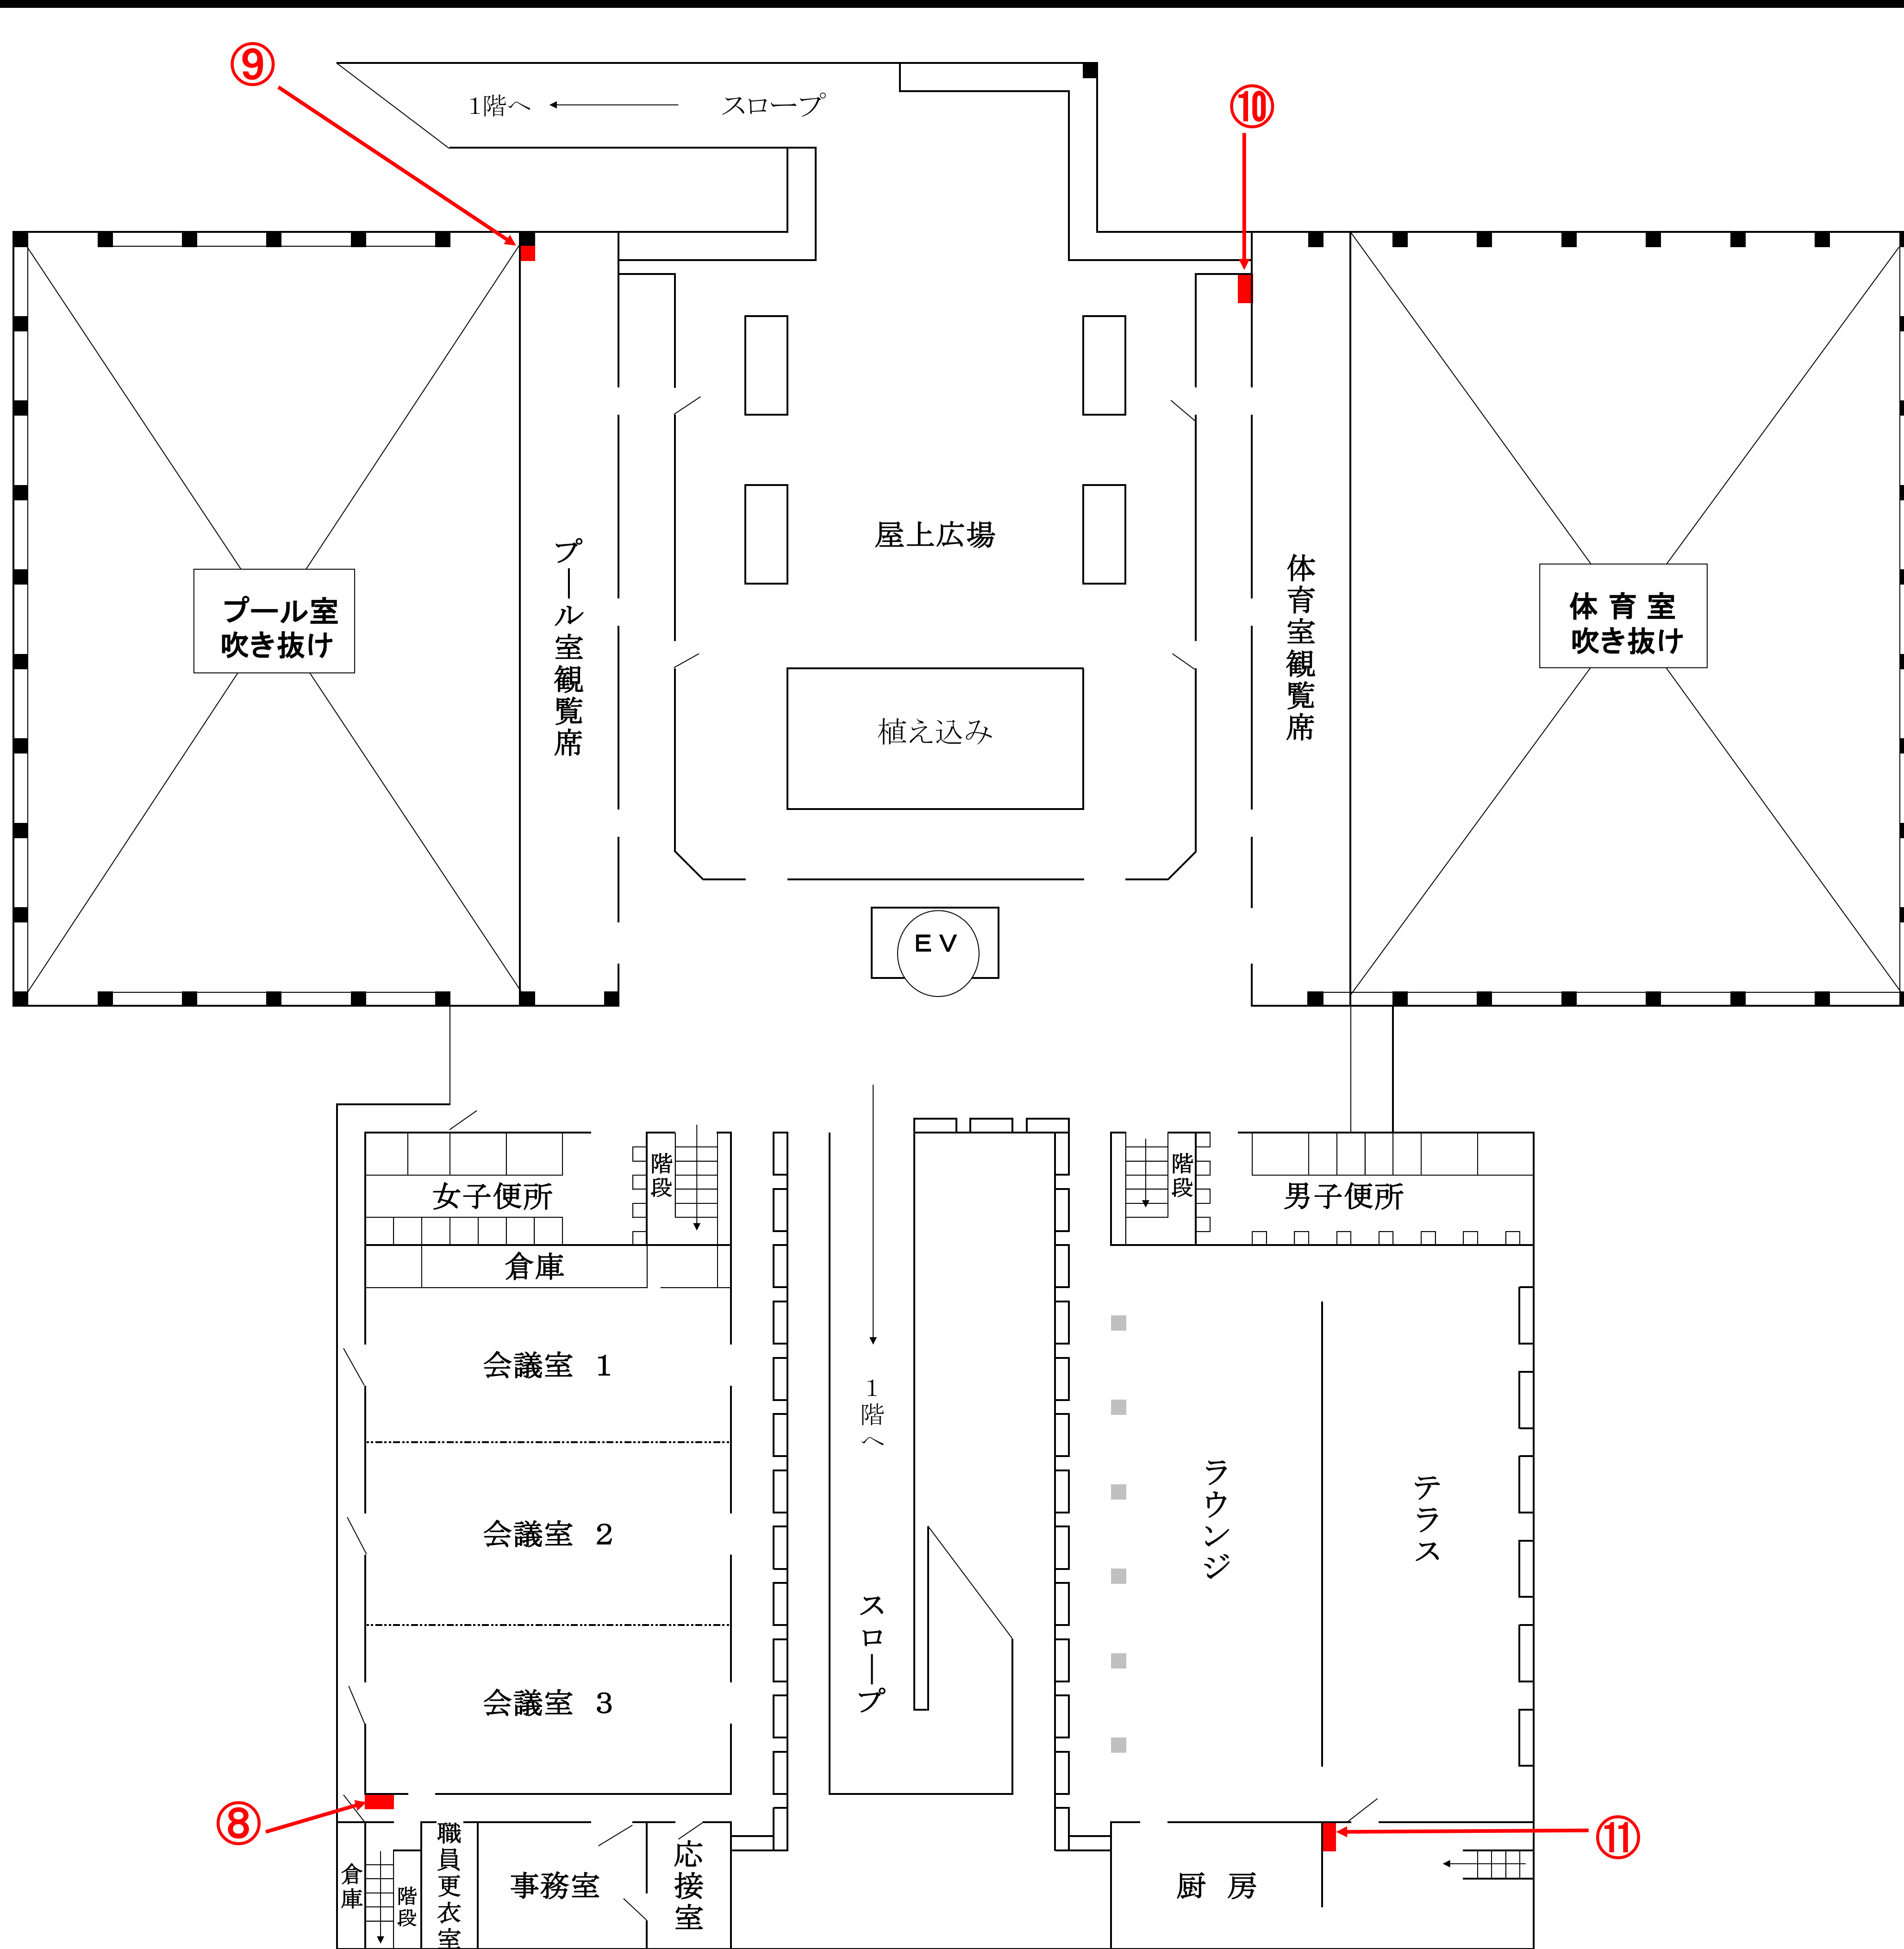

2階

## 館内巡回場所

No.	巡回場所	key
①	1階 東入口 北壁	有
②	トレーニング室 南東壁	有
③	別館 小体育室 東南	有
④	体育室 北東角	
⑤	プール男子更衣室 北側非常口	有
⑥	1階 西側入口 階段室 機械室階段	有
⑦	地下機械室 北西側非常口	
⑧	2階 西廊下 角隅	有
⑨	2階 プール観覧席 西北廊下 角隅	有
⑩	2階 体育室観覧席 東北廊下 角隅	有
⑪	2階 東南階段 厨房入口	有
⑫	1階 事務室	

# 地下機械室

